


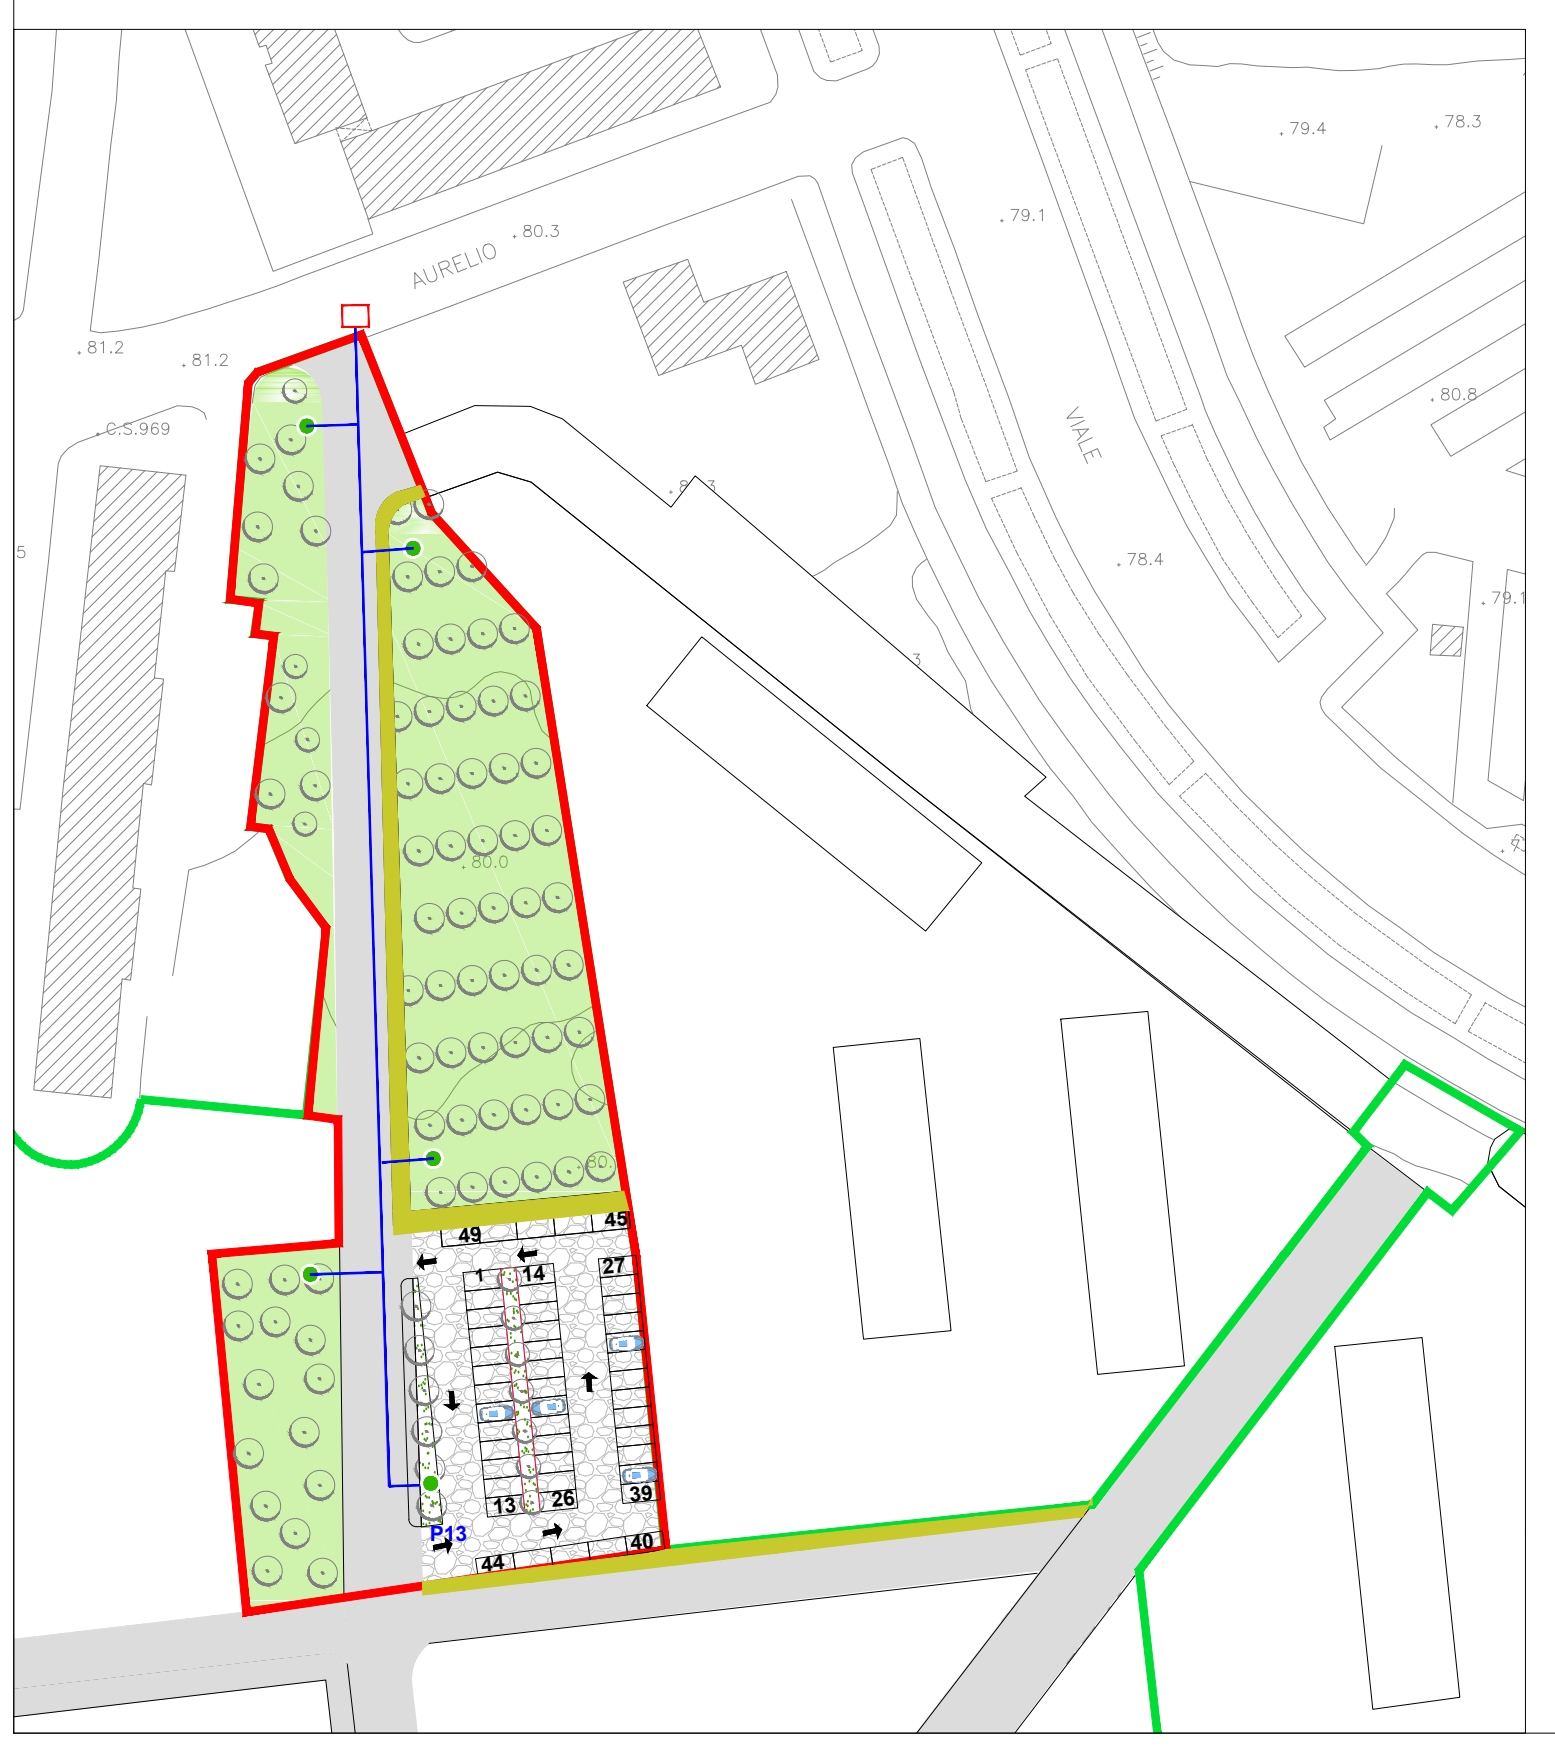

LEGENDA

- DISTRIBUZIONE RETE IDRICA- ANTINCENDIO
INNAFFIAMENTO
- PUNTO SMISTAMENTO CON MISURATORI RETE IDRICA
- PUNTO DI ATTACCO RETE ANTINCENDIO (SERBATOIO ACCUMULO EDIFICIO C)
- PUNTO SMISTAMENTO RETE INNAFFIAMENTO
- PUNTO DI ALLACCIO







A.C.E.R.
Agenzia Campana per l'Edilizia Residenziale
DIPARTIMENTO DI NAPOLI

ACCORDO DI PROGRAMMA DEL 10.04.2007
MINISTERO INFRASTRUTTURE - REGIONE CAMPANIA - COMUNE DI NAPOLI - A.C.E.R.

COMUNE DI NAPOLI
 AREA TRASFORMAZIONE DEL TERRITORIO
 SERVIZIO EDILIZIA RESIDENZIALE PUBBLICA E NUOVE CENTRALITÀ

INTERVENTO PER LA REALIZZAZIONE DI N.124 ALLOGGI DI EDILIZIA RESIDENZIALE SOCIALE E RELATIVE URBANIZZAZIONI PRIMARIE E SECONDARIE NEL QUARTIERE SOCCAVO - NAPOLI

PIANO URBANISTICO ATTUATIVO (PUA)
 EX SUB AMBITO 1 PROGRAMMA DI RECUPERO URBANO - SOCCAVO
 CUP: B69C08000190005



Titolo:	Elab. n°	Emissione	Revisione	Revisione
PLANIMETRIA RETE IDRICA - ANTINCENDIO -INNAFFIAMENTO	URB.06	0	-	-
		Data	-	-
	Scala: 1:500	maggio 2021	-	-

IL DIRIGENTE DEL SERVIZIO:
arch. Paola Cerotto

IL RESPONSABILE UNICO DEL PROCEDIMENTO:
ing. Giovanni De Carlo

IL GRUPPO DI PROGETTAZIONE:
COMUNE NAPOLI

arch. Elisabetta Nulveni

ing. Gianluca Buonocore

ing. Roberta Catapano

geom. Luigi La Rocca

AGRONOMO:
agr. Francesco Cona

A.C.E.R. (Dipartimento di Napoli)

arch. Angelo Colonna

ing. Luigi Ghezzi

REGIONE CAMPANIA

geom. Luciano Colantuono

SUPPORTO STRUMENTALE ALLA PROGETTAZIONE: SINTEC s.r.l.