

AREA DA DESTINARE AD ATTREZZATURA AD USO PUBBLICO AI SENSI DELL'ART. 56 DELLE NTA DELLA VARIANTE AL PRG


- PUNTO LUCE A SOFFITTO
- PUNTO LUCE A PARETE
- PRESA TELEFONICA
- PRESA DATI
- PRESA TV
- PRESA 10/16A+T
- PRESA UNEL10/16A+T
- DEVIATORE
- INTERRUOTTORE
- PULSANTE
- PULSANTE LUMINOSO
- RONZATORE 220V
- ESTRATTORE

Note per l'esecuzione degli impianti:
 Tutte le cassette contenenti prese elettriche, TV, Tel etc se non diversamente indicato Saranno posizionate con l'interasse ad un'altezza rispetto ai pavimenti di 30 cm e di 110cm nei bagni.
 Tutte le cassette contenenti interruttori, pulsanti etc, se non diversamente indicato, saranno posizionate con l'interasse ad un'altezza rispetto ai pavimenti di 110 cm
 Tutte le cassette sia destinate al contenimento di prese, comandi, etc. saranno posizionate con l'interasse ad una distanza di cm 30 dagli angoli, spigoli e controtelai dei vani porta se non diversamente indicato
 In genere tutti i componenti degli impianti se non diversamente specificato sono posti con l'interasse a 30 cm da controtelai porte, angoli o spigoli.

- LAMPADA AUTONOMA PER ILLUMINAZIONE DI EMERGENZA
- CITOFONO
- TERMOSTATO AMBIENTE
- QUADRO ELETTRICO

0 1 2 5m

SCHEMA UNIFILARE

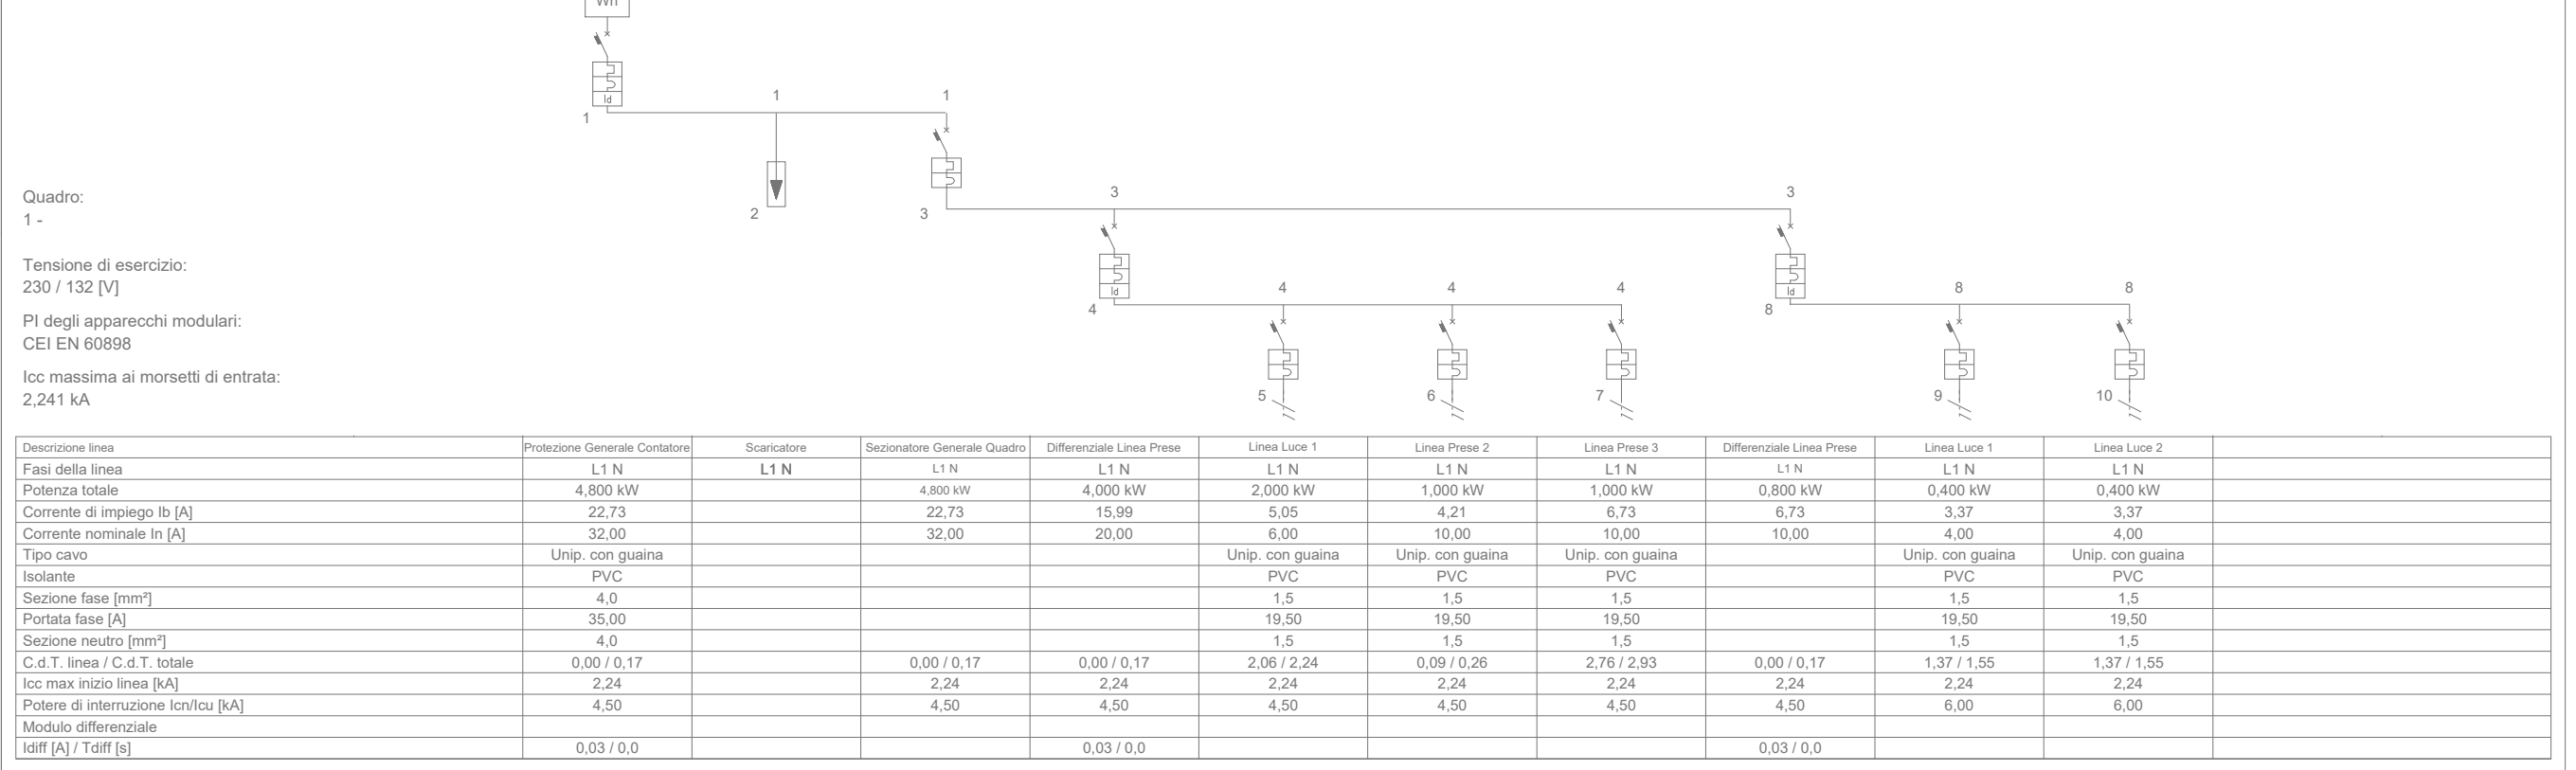

Variante al progetto definitivo di una struttura per attività culturali, sociali ed assistenziali, in via Villanova 16, Napoli
 da realizzare ai sensi dell'art. 56 delle Norme Tecniche di Attuazione della Variante al PRG di Napoli approvato con delibera di Giunta n. 488 del 22/07/2016

Soggetto proponente: Edil Co Fi srl

n tavola **IEpnt001a**
 scala **1:100**
 oggetto **impianto elettrico**
 tipo elaborato **progetto definitivo-variante**
 nome file **031vURcnva.dwg**
 commessa fase comparto tipo numero rev.
031 v IE pnt 001 a

rev.	data	redatto	verificato	approvato	oggetto revisione
a	06-2019	I.L.	G.A.	oda	prima emissione

coordinamento, progettazione architettonica e paesaggistica
Od'A Officina d'architettura S.r.l.
 Direttore Tecnico: arch. Alessandra Fasanaro

aspetti giuridici
avv. Enrico Soprano
 progettazione strutturale
ing. Rocco Gravinese

od'a officina d'architettura
 via p.e. imbriani 43 info@oda.na.it
 80132 napoli www.oda.na.it
 tel + 39 081 5512020 p. iva 07757610634
 fax + 39 081 661430 cciaa 656217

© Od'a Officina d'architettura Srl

