


HD Video Appliance Pro 16-port 6TB unit, EU, AOC VMA-AS3-16P06-EU  
 Videoregistratore digitale di rete serie TVN-22  
 GTC Fire & Security TVN220-10T


- ### LEGENDA CONTROLLO ACCESSI
- Telecamera Fissa 2,8 mm miridone - modello tipo TVD 5602
  - Telecamera Fissa ottica varifocale motorizzata 2,8-12 mm tipo TVD 5605
  - Telecamera Fissa bullet varifocale - modello tipo TVB 5605
  - Telecamera IP contapersone
  - Telecamera per riconoscimento facciale tipo Avigilon ACC 6.0MPWDR.
  - Monitor xx"
  - Videoregistratore digitale di rete serie TVN-22
  - Videoregistratore digitale di rete serie TVN-70
  - Network Switch managed 8 porte PoE + 2
  - Network Switch managed 16 porte PoE + 2
  - Network Switch managed 24 porte PoE + 2
  - Network Switch managed/stackable 24 porte PoE + 4
  - Network Switch managed temperatura estesa 8 Poe + 2

- ### LEGENDA CAVI
- Cavo in fibra ottica
  - Cavo in rame

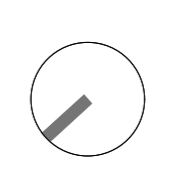

### CLIENTE GENERAZIONE VINCENTE S.P.A.

"Realizzazione di un'attrezzatura di interesse comune destinata a polo multifunzionale di eccellenza per l'alta formazione specialistica, i servizi al lavoro e le iniziative per i giovani" nel complesso immobiliare denominato *Istituto Giovanni Battista De la Salle*.  
 Quartiere Avvocata - II Municipalità - Napoli

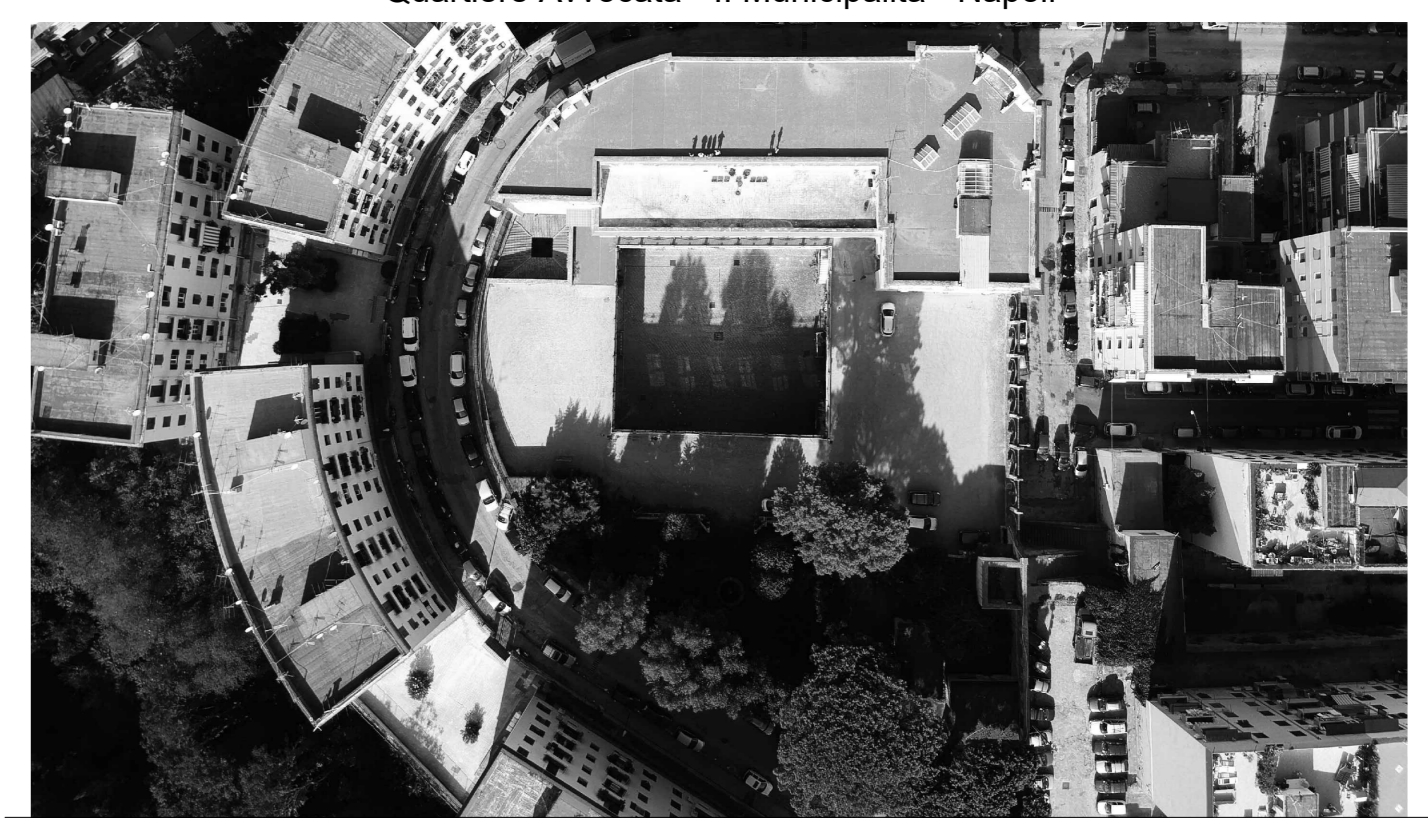

PROGETTO ESECUTIVO

OGGETTO: **Impianto Videosorveglianza**  
 Pianta piano seminterato [-4,30 m]

STATO DI AVANZAMENTO: **PROGETTO ESECUTIVO**

SCALA: **1:100**  
 TAVOLA N.: **002**

CODICE DIREGRO: DLS-E-IVS-D-002 (Videosorveglianza) FILE: [DLS-E-IVS-D-002-006\_VIDEOSORVEGLIANZA].dwg DATA: 30.12.2020 DIS: GDF CK: GDF

Rev	Richiesta da	Descrizione
01		Riscontro verbale intermedio di verifica

NOME CONSULENTE: **GENNARINO DEL FRANCO**  
 Ingegnere Civile - Ingegnere della Sicurezza  
 Ingegneria della Sicurezza  
 Via Campa - 80020, Contesa (NA)

COORDINATORE DELLA PROGETTAZIONE:  
**GIUSEPPE VELE**  
 ARCHITETTO  
 Ingegnere della Sicurezza  
 Via Campa - 80020, Contesa (NA)

