


- LEGENDA CONTROLLO ACCESSI**
- Telecamera fissa 2,8 mm minidome - modello tipo TVD 5602
 - Telecamera fissa ottica varifocale motorizzata 2,8-12 mm tipo TVD 5605
 - Telecamera fissa bullet varifocale - modello tipo TVB 5605
 - Telecamera IP contapersone
 - Telecamera per riconoscimento facciale tipo Avigilon ACC 6.0MPWDR
 - Monitor xx"
 - Videoregistratore digitale di rete serie TVN-22
 - Videoregistratore digitale di rete serie TVN-70
 - Network Switch managed 8 porte PoE + 2
 - Network Switch managed 16 porte PoE + 2
 - Network Switch managed 24 porte PoE + 2
 - Network Switch managed/stackable 24 porte PoE + 4
 - Network Switch managed temperatura estesa 8 Poe + 2

- LEGENDA CAVI**
- Cavo

CLIENTE **GENERAZIONE VINCENTE S.P.A.**

"Realizzazione di un'attrezzatura di interesse comune destinata a polo multifunzionale di eccellenza per l'alta formazione specialistica, i servizi al lavoro e le iniziative per i giovani" nel complesso immobiliare denominato **Istituto Giovanni Battista De la Salle**.
Quartiere Avvocata - II Municipalità - Napoli

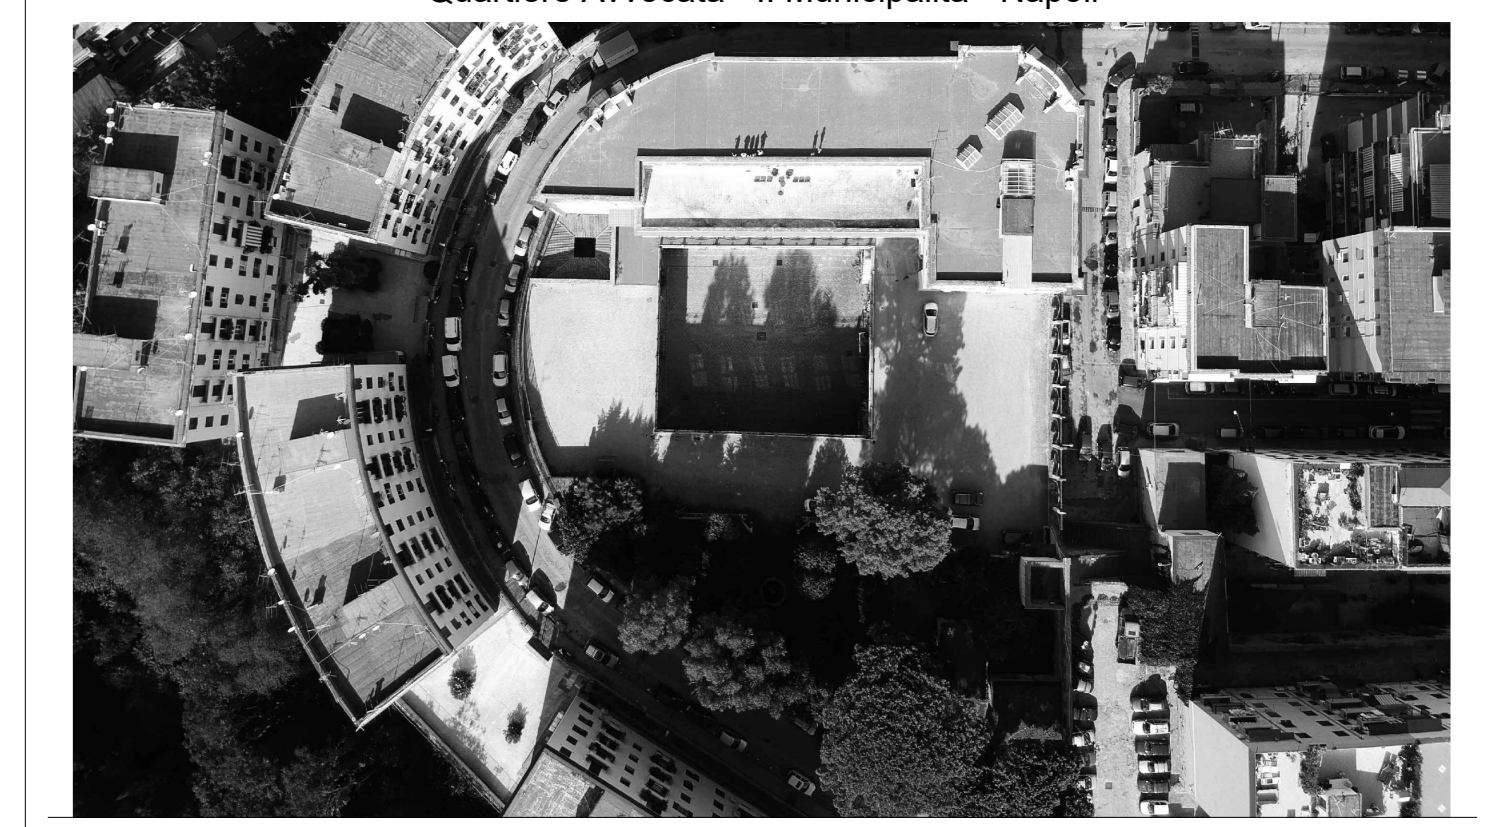

PROGETTO ESECUTIVO

OGGETTO **Impianto Videosorveglianza** Pianta piano primo (+5,10) SCALA 1:100

PROGETTO ESECUTIVO TAVOLA N. **004**

CODICE DIRETTORE: DLS-E-VIS-D-004 (Videosorveglianza) FILE: DLS-E-VIS-D-002_006_VIDEOSORVEGLIANZA.dwg DATA: 30.12.2020 ORA: 16:07

Rev	Richiesta da	Effettuata da	Verificata da
01	Racconto verbale intermedio di verifica		

NOME CONSULENTE: **GENNARINO DEL FRANCO** Ingegnere Civile - Ingegnere della Sicurezza
 ARCHITETTO: **GIUSEPPE VELE** Ingegnere della Sicurezza
 COORDINATORE DELLA PROGETTAZIONE: **GIUSEPPE VELE** Ingegnere della Sicurezza