



Schema a blocchi del sistema per il riuso delle risorse idriche e per la protezione idraulica del bacino urbano

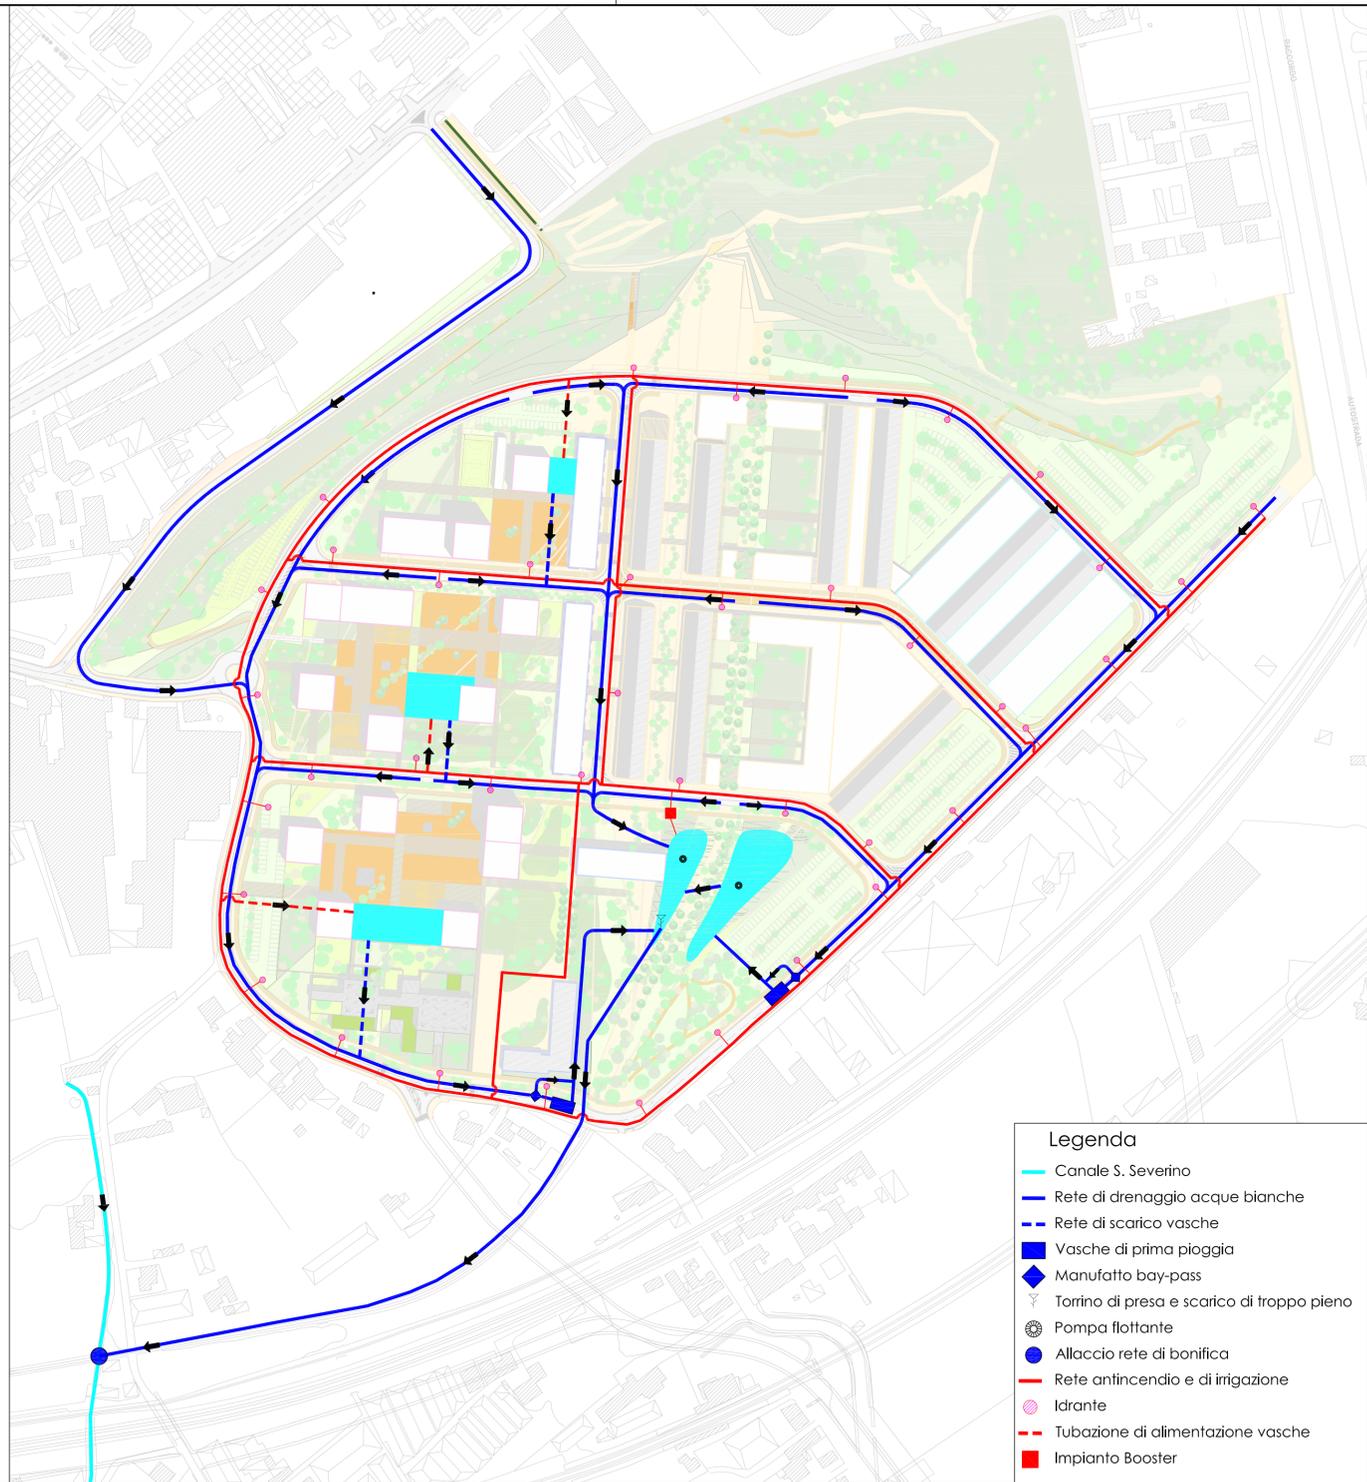

- Legenda**
- Canale S. Severino
 - Rete di drenaggio acque bianche
 - - - Rete di scarico vasche
 - Vasche di prima pioggia
 - ◆ Manufatto bay-pass
 - ▽ Torino di presa e scarico di troppo pieno
 - ⊙ Pompa flottante
 - Allaccio rete di bonifica
 - Rete antincendio e di irrigazione
 - Idrante
 - - - Tubazione di alimentazione vasche
 - Impianto Booster

VARIANTE
PIANO URBANISTICO ATTUATIVO
 Ambito 43 del PRG di Napoli
 Polo Urbano Integrato di Via Bottegelle

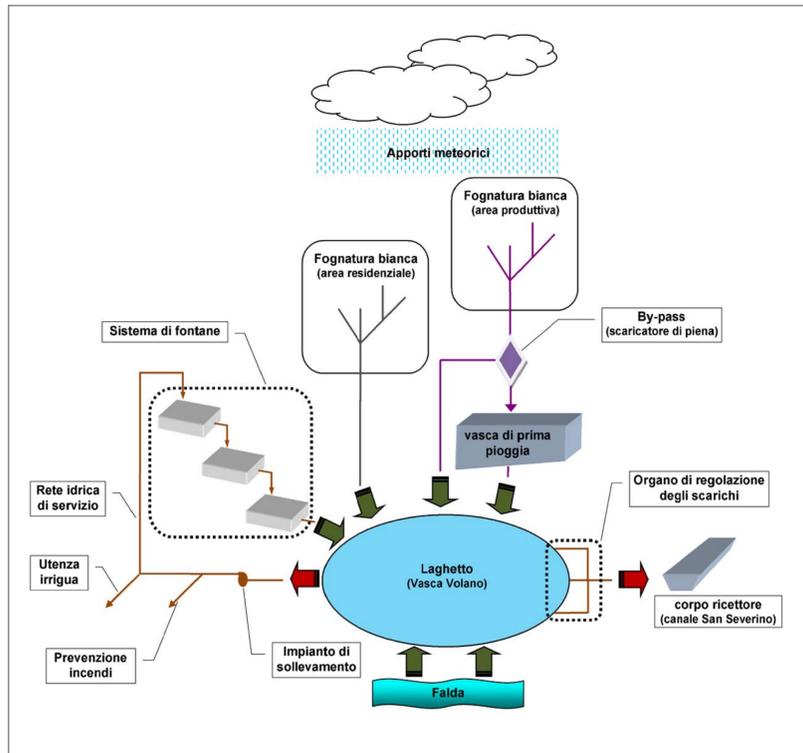

Committente:
Fingestim s.r.l.
 sede legale: Via A. Diaz 102 - 80026 Casoria (NA) - P.IVA 04928120965

Progetto:

Urbanistica e coordinamento
 UAP Studio Srl
 Via Posillipo 272 | 80122 | Napoli | tel./fax 0815751682 | www.uap.it | uapstudio@uap.it

Infrastrutture e mobilità
 In.Co.Se.T. s.r.l.
 Via E. Di Martino, 11 | 84013 | Cava de' Tirreni (SA) | tel. 0898420196 | fax 0898420197 | info@incoset.it | www.incoset.it

Paesaggio e agronomia
 Progetto Verde coop.r.l.
 Via Solfanara, 39 | 80132 | Napoli | tel. 081 7642169 | fax. 0812400598 | info@progettoverde.eu

Infrastrutture idrauliche e sottoservizi
 Prof. Ing. Rudy Gargano
 via A.Falcone, 260/B1 | 80127 | Napoli | tel. 081 578 5790 | gargano@unicas.it

Geologia
 Dott. Roberto Landolfi
 Via Marc'Antonio, 23 | 80125 | Napoli | tel/fax 0815935235 | geolar@libero.it

Indagini strutturali e sulla consistenza del patrimonio architettonico
 Studio associato di ingegneria Russo&Verde
 via S.D'acquisto, 5 | 81031 | Aversa (Ce) | tel.0815039283 | studiorvve@gmail.com

Fattibilità economica e costi
 Ing. Lucia Rossi
 via Popilla, 21 | 84025 | Eboli (Sa) | tel. 08280620133 | ing.luciarossi@libero.it

Aspetti giuridico amministrativi
 Avv. Marcello Fortunato
 via San' Martir Salernitani, 51 | 84123 | Salerno | tel. 089250770 | fax0892574070 | marcello.fortunato@studislegalefortunato.it

PROGETTO PRELIMINARE
OPERE DI URBANIZZAZIONE PRIMARIA

I Progettisti

In.Co.Se.T. s.r.l. - ing. Claudio Troisi
 Via E. Di Martino, 11 | 84013 | Cava de' Tirreni (SA) | tel. 0898420196
 fax 0898420197 | info@incoset.it | www.incoset.it

Prof. Ing. Rudy Gargano
 via A.Falcone, 260/B1 | 80127 | Napoli | tel. 081 578 5790 | gargano@unicas.it

PROFESSIONALE
 COL. N. 12144

PLANIMETRIA DEL SISTEMA PER IL RIUSO DELLE RISORSE IDRICHE E LA PROTEZIONE IDRAULICA DEL TERRITORIO		109
SCALA: 1/2000	FORMATO: A2+	NUM. ELABORATO
COD. FILE: 109.dwg	DATA: luglio 2014	AGGIORN.: Aprile 2016