




PIANTA PIANO PRIMO

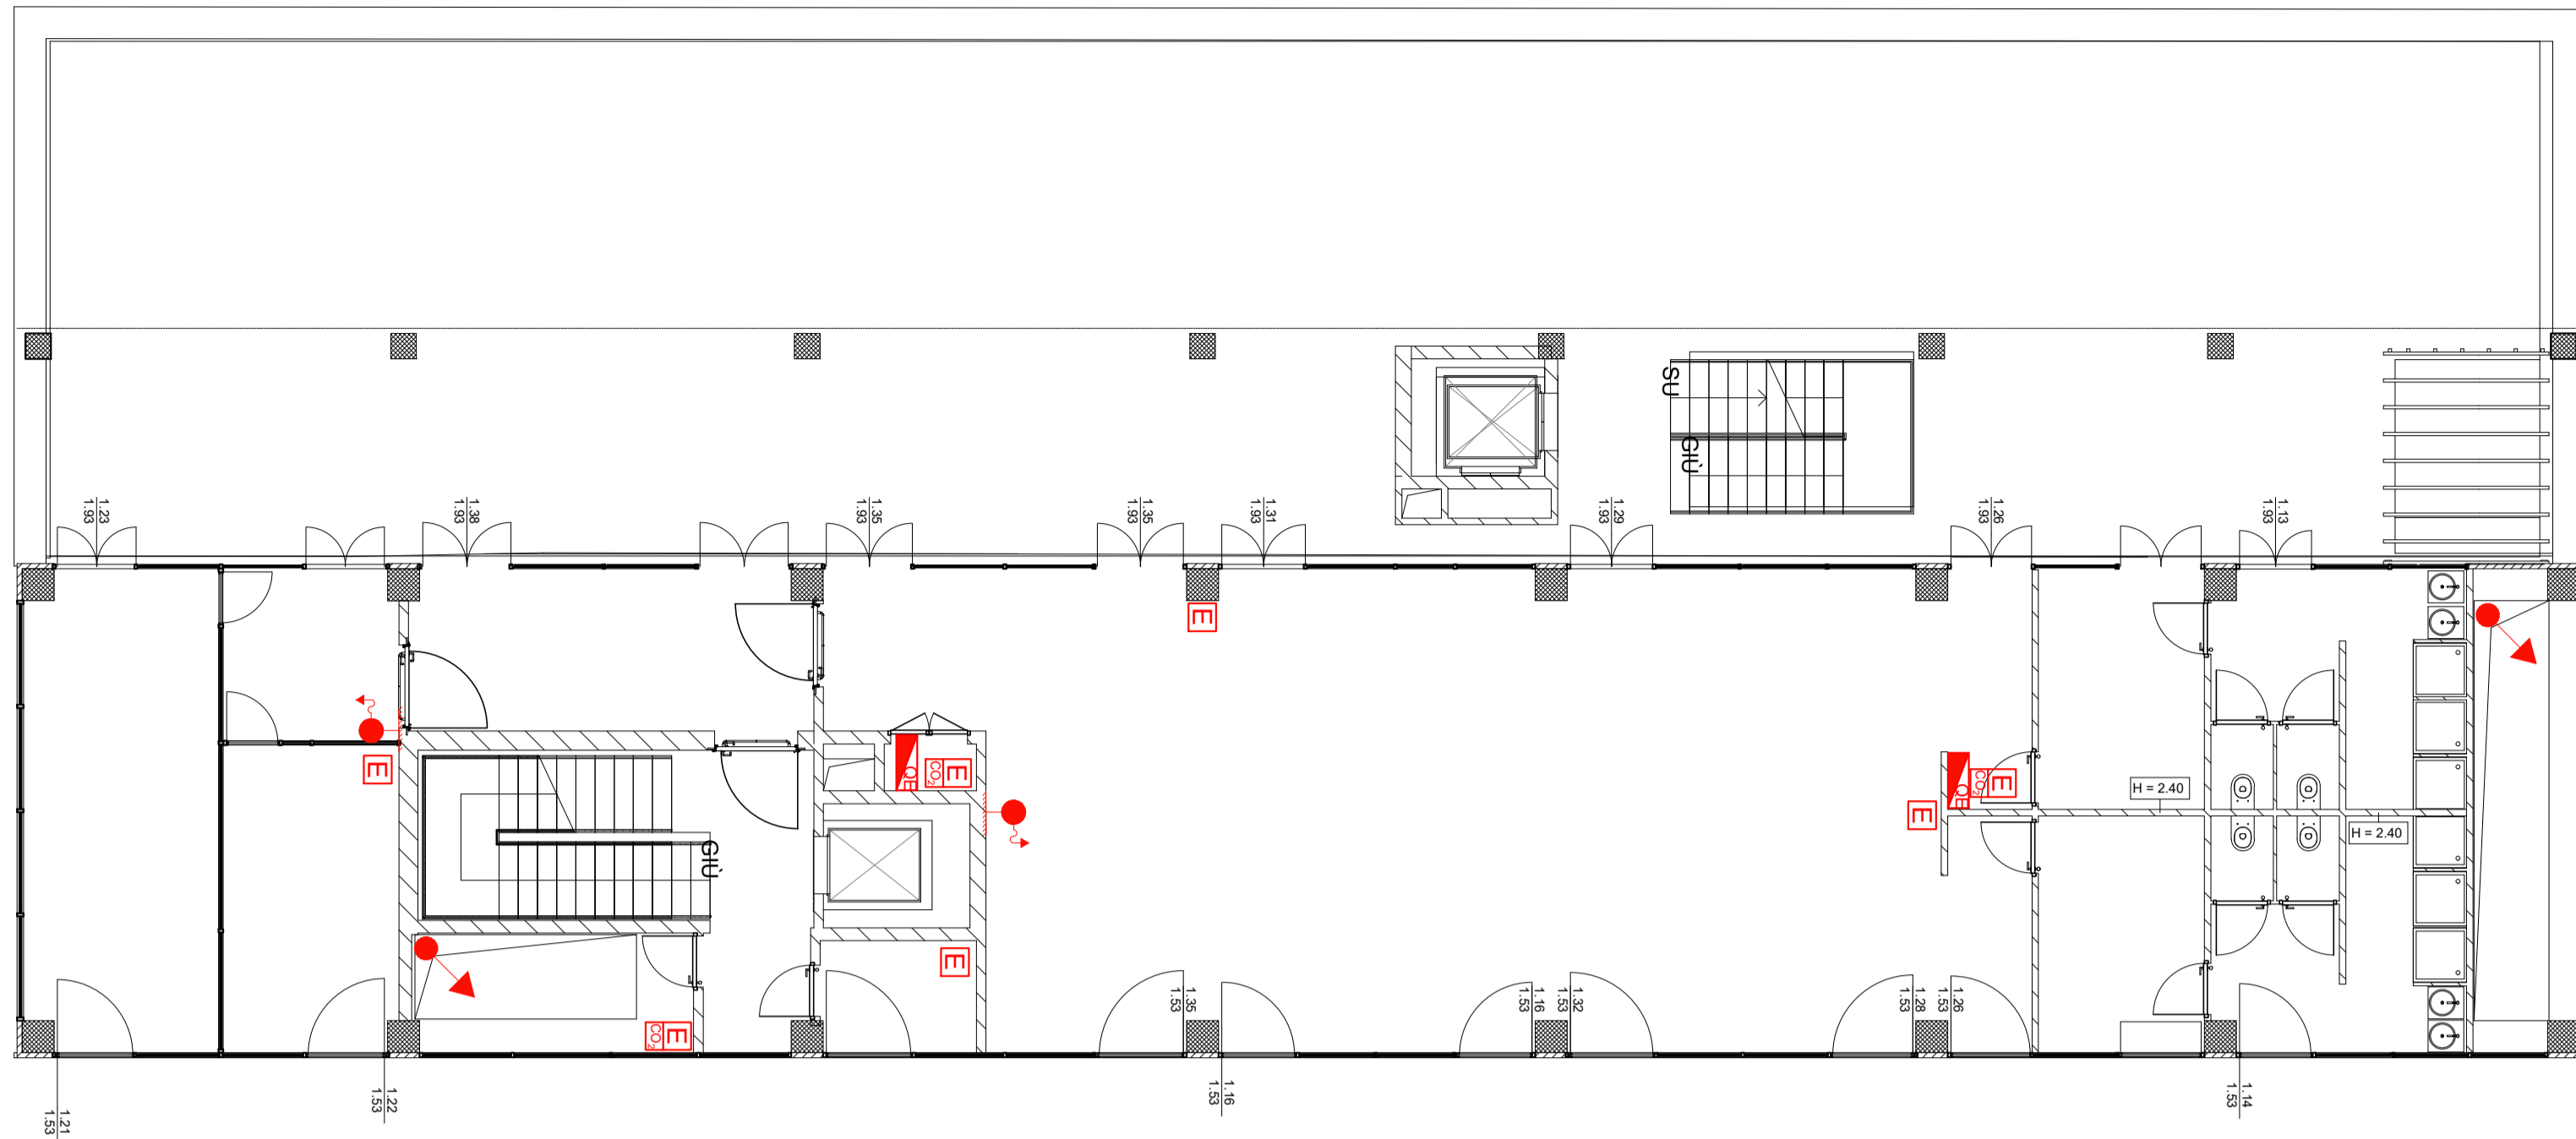


PIANTA PIANO QUARTO

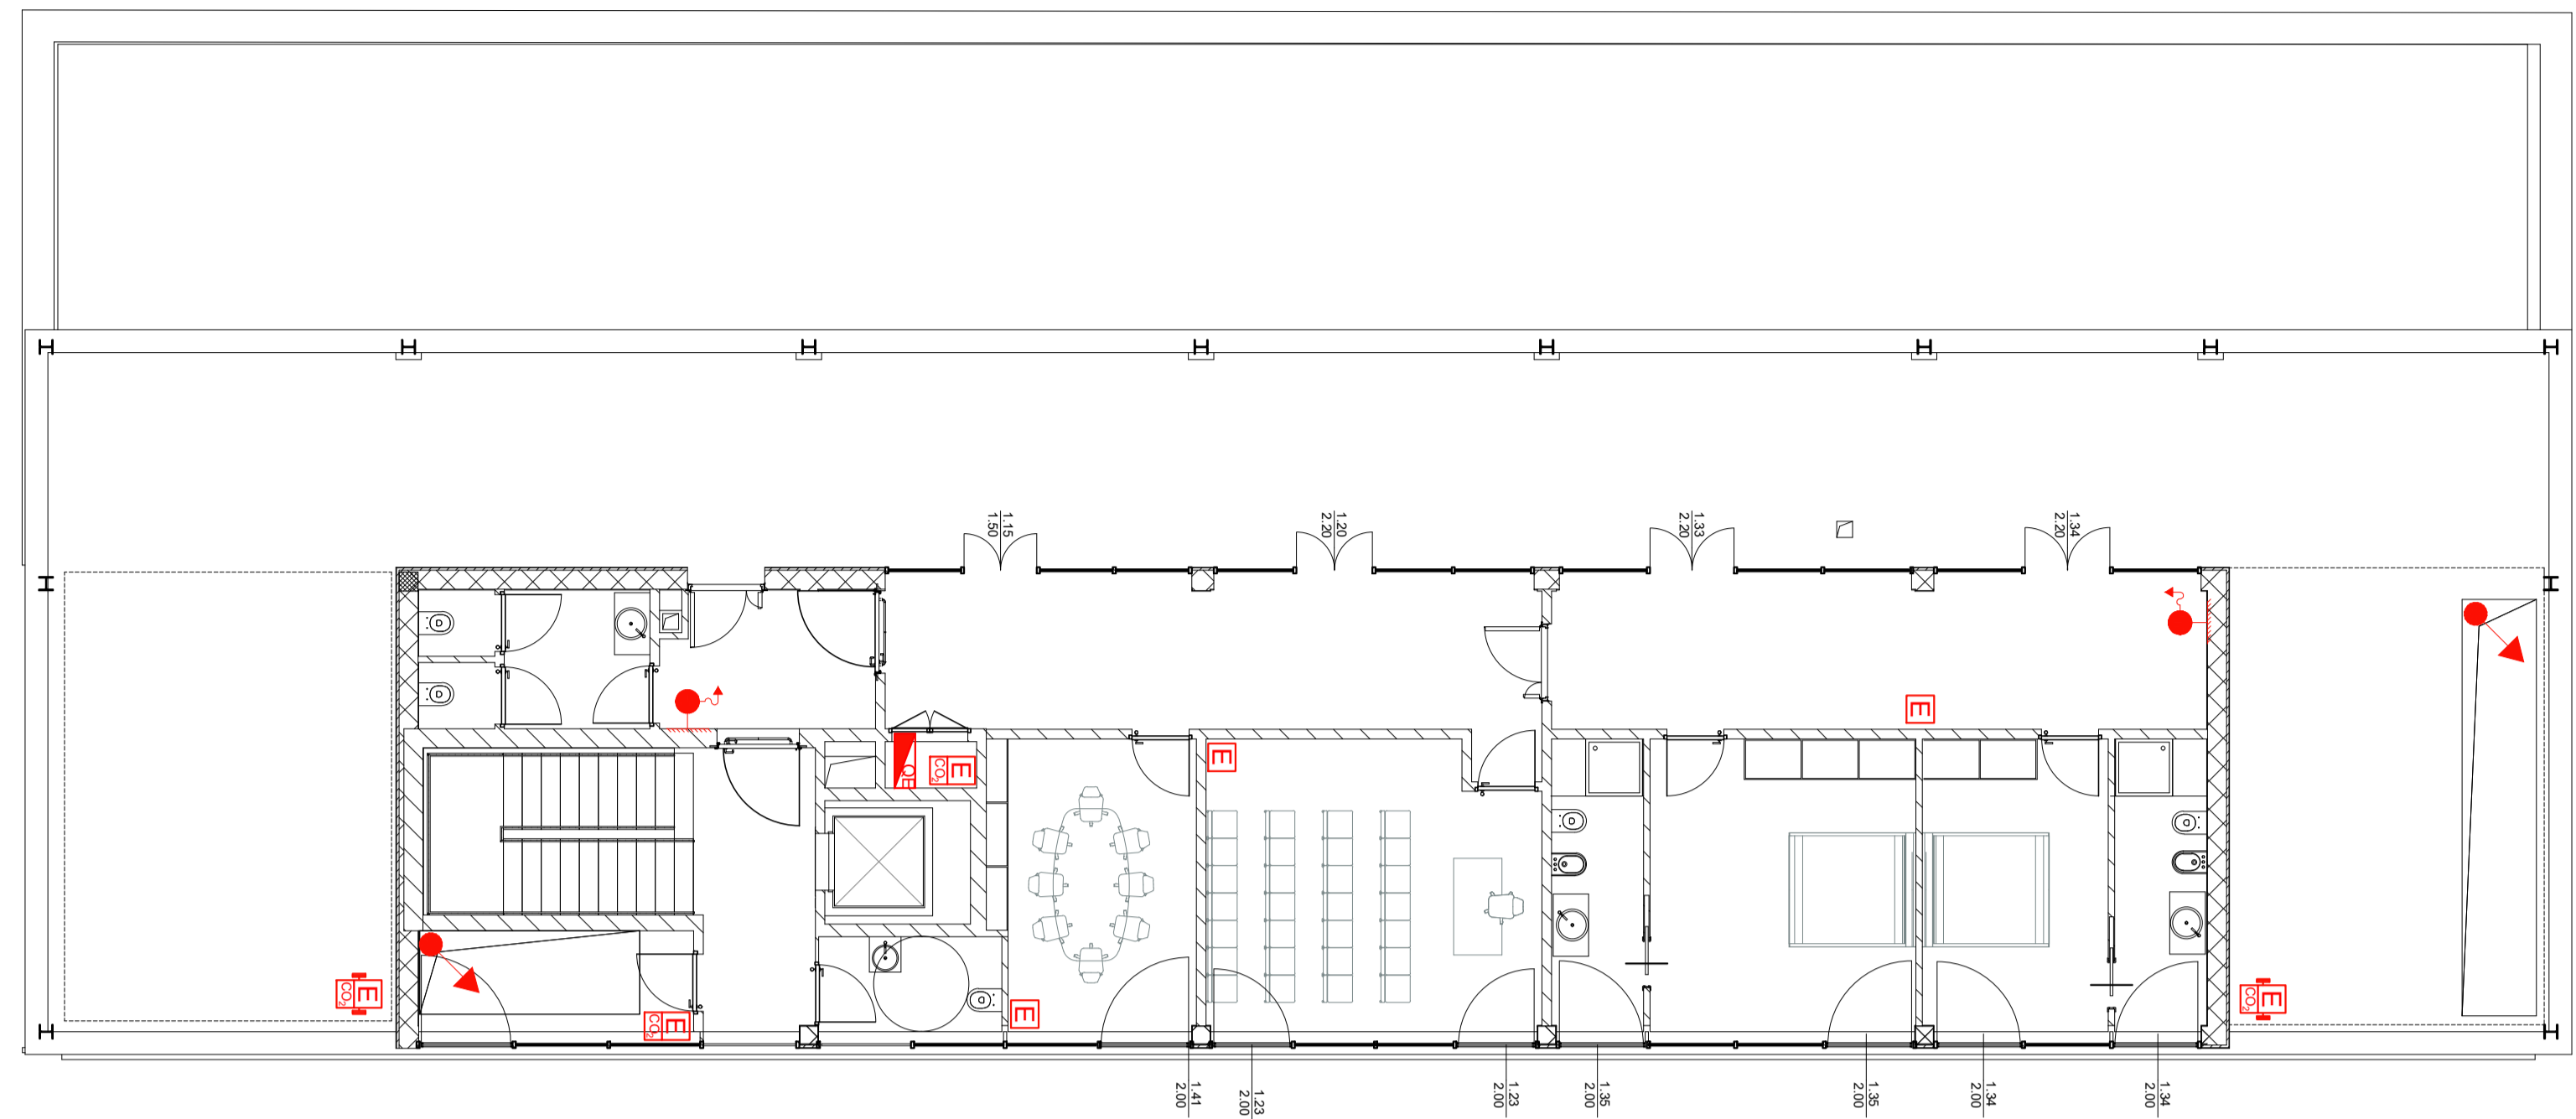

PIANTA PIANO SECONDO

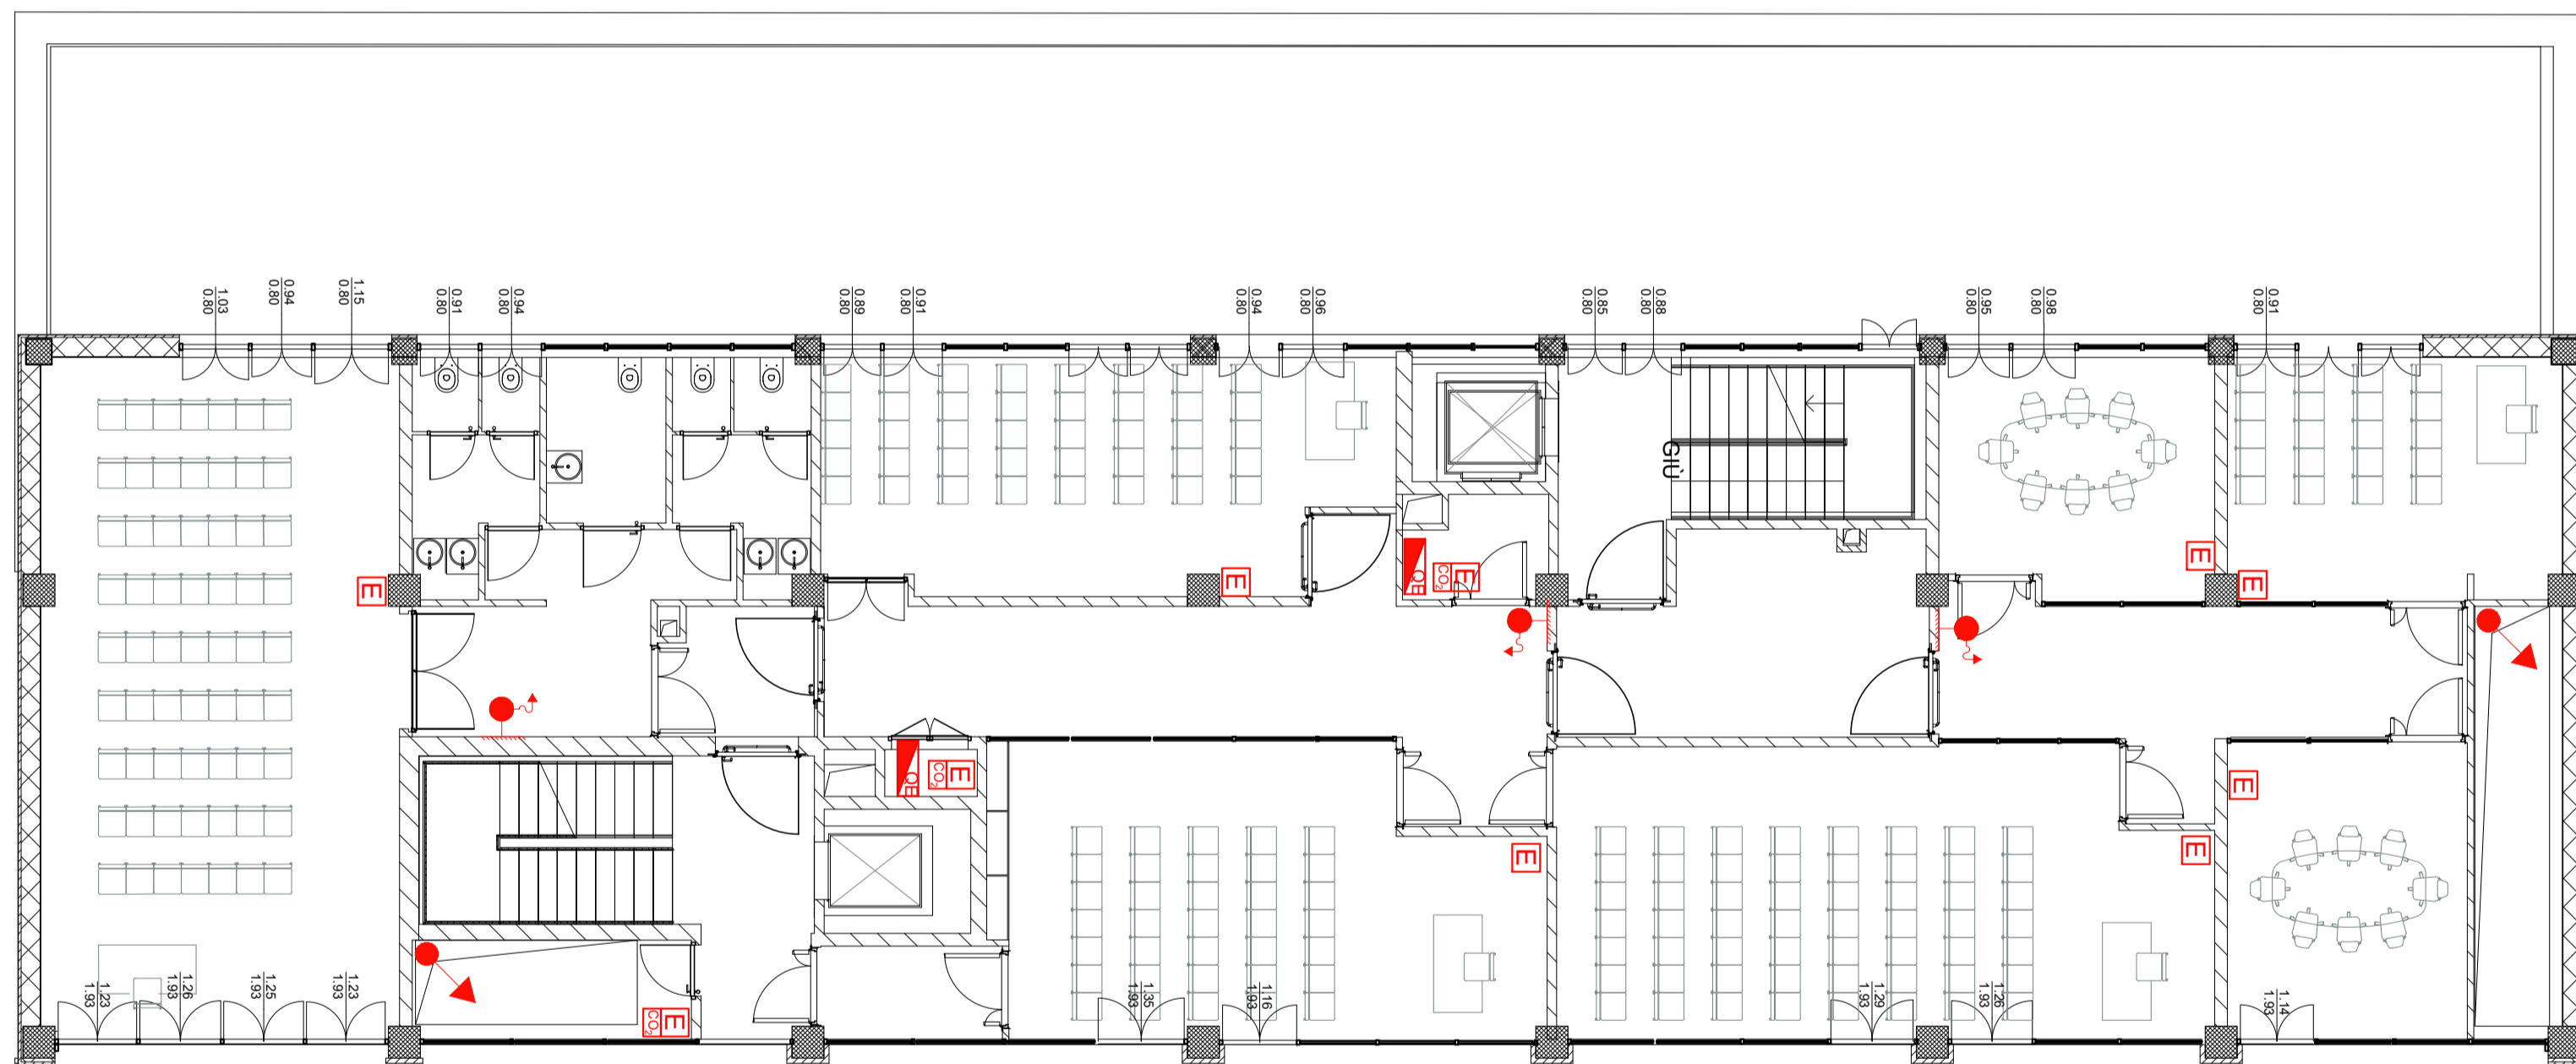

PIANTA PIANO TERZO

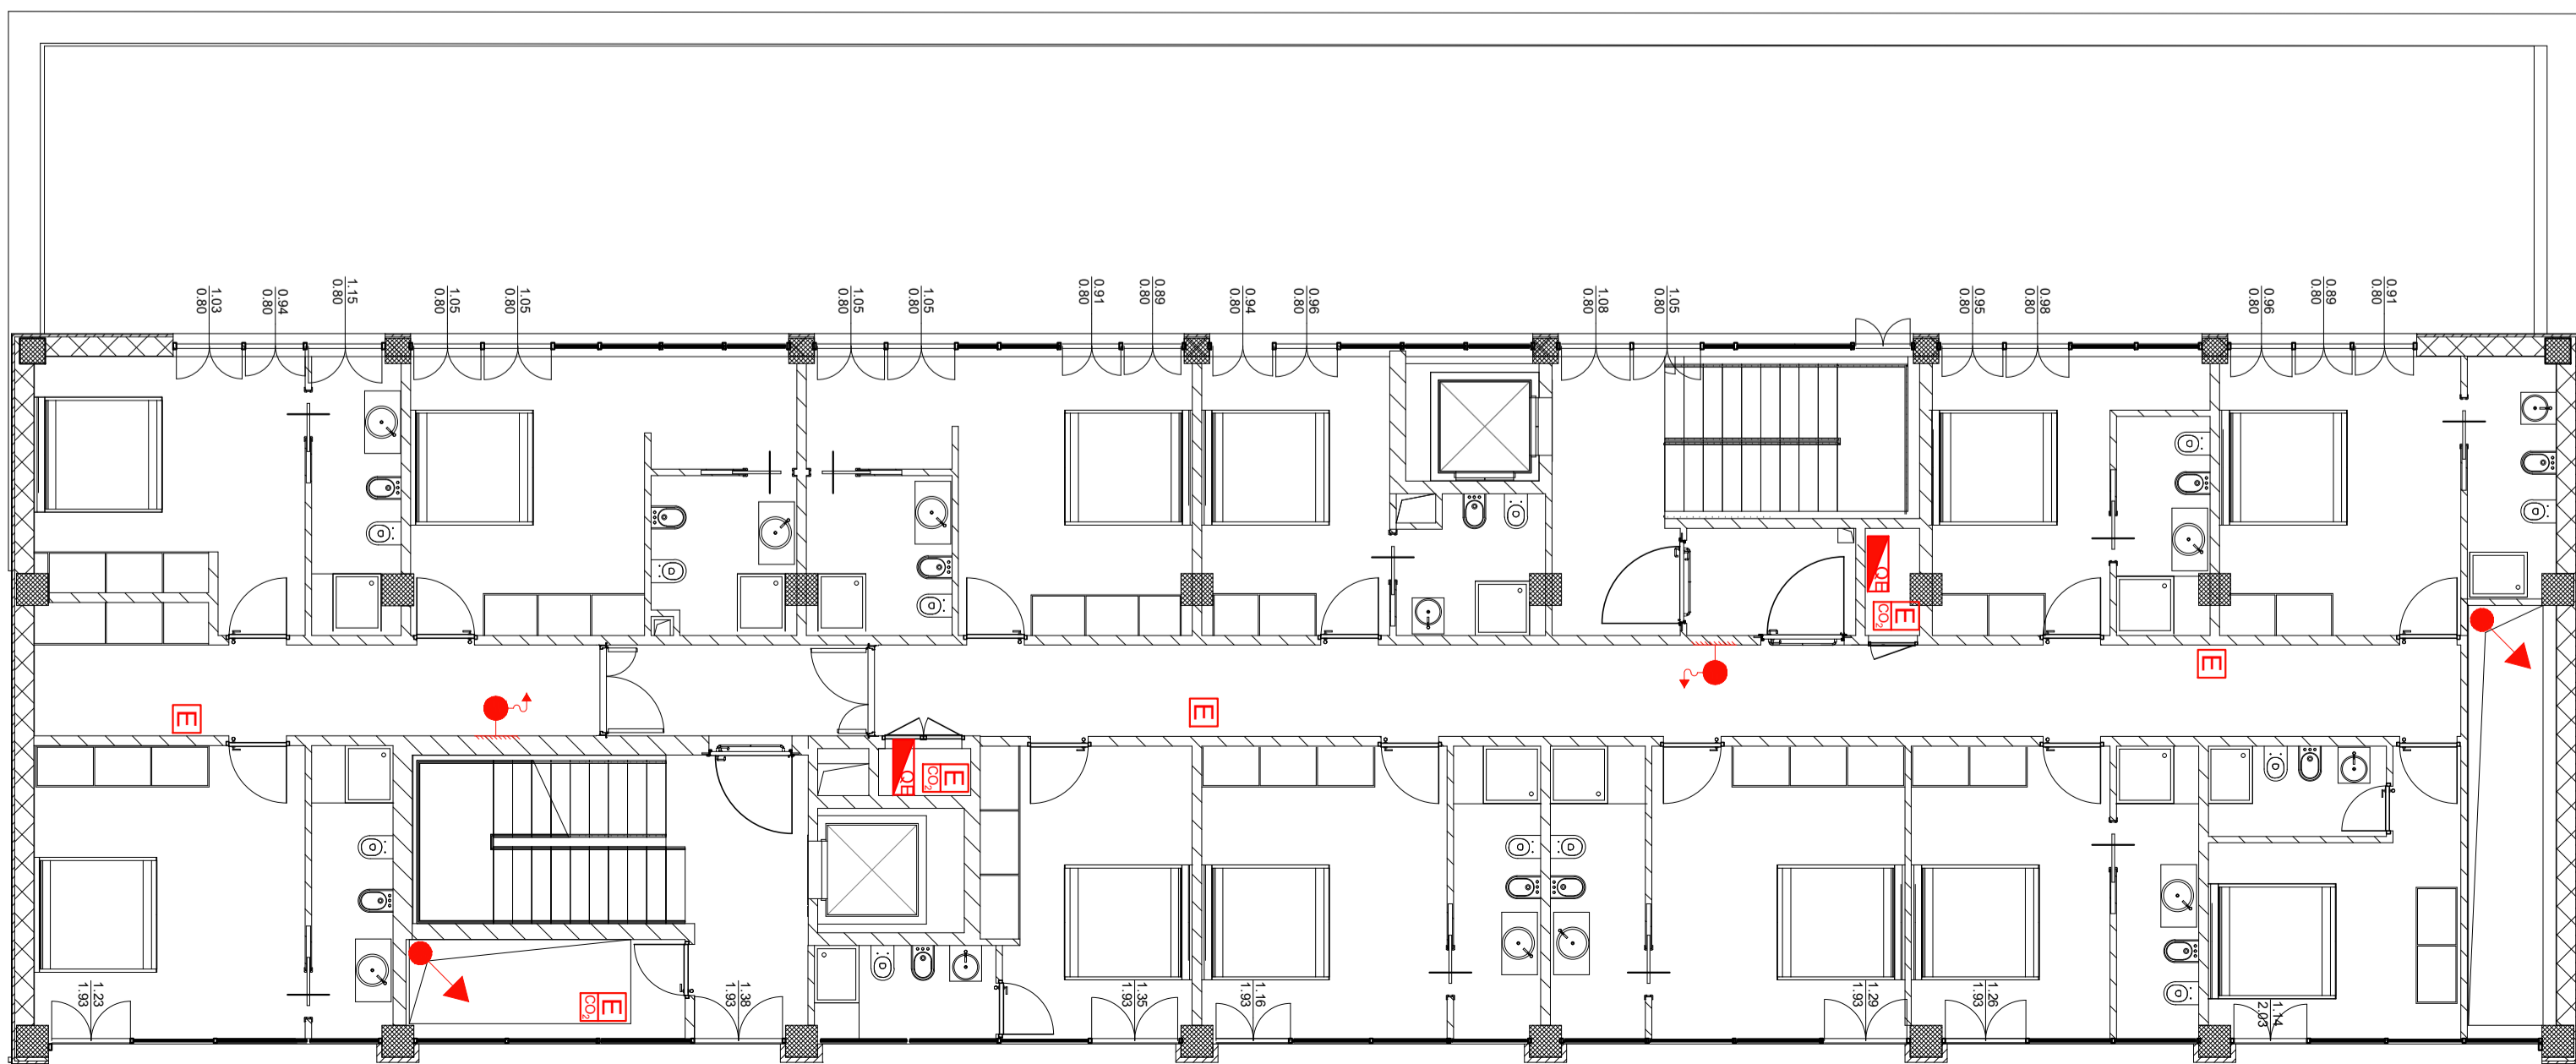


LEGENDA	
	QUADRO ELETTRICO
	ANELLO RETE IDRANTI
	IDRANTE UNI 45
	MONTANTE ASCENDENTE
	ATTACCO MOTOPOMPA UNI 70
	ESTINTORE PORTATILE DI CLASSE NON INFERIORE A 21A - 89 B
	ESTINTORE PORTATILE A CO <sub>2</sub>
	ESTINTORE CARRELLATO A CO <sub>2</sub>



**PUA AMICARELLI**

Piano di Recupero ai sensi dell'art. 26 della L.R. Campania n.16/2004, relativo ad un immobile sito in viale J.F. Kennedy n. 98 - 108, Napoli; ricadente in Ambito 6 - Mostra d'Oltremare, Zona nB e nFB, ai sensi della Variante Occidentale al PRG, Art.8; 18; 22; 28.

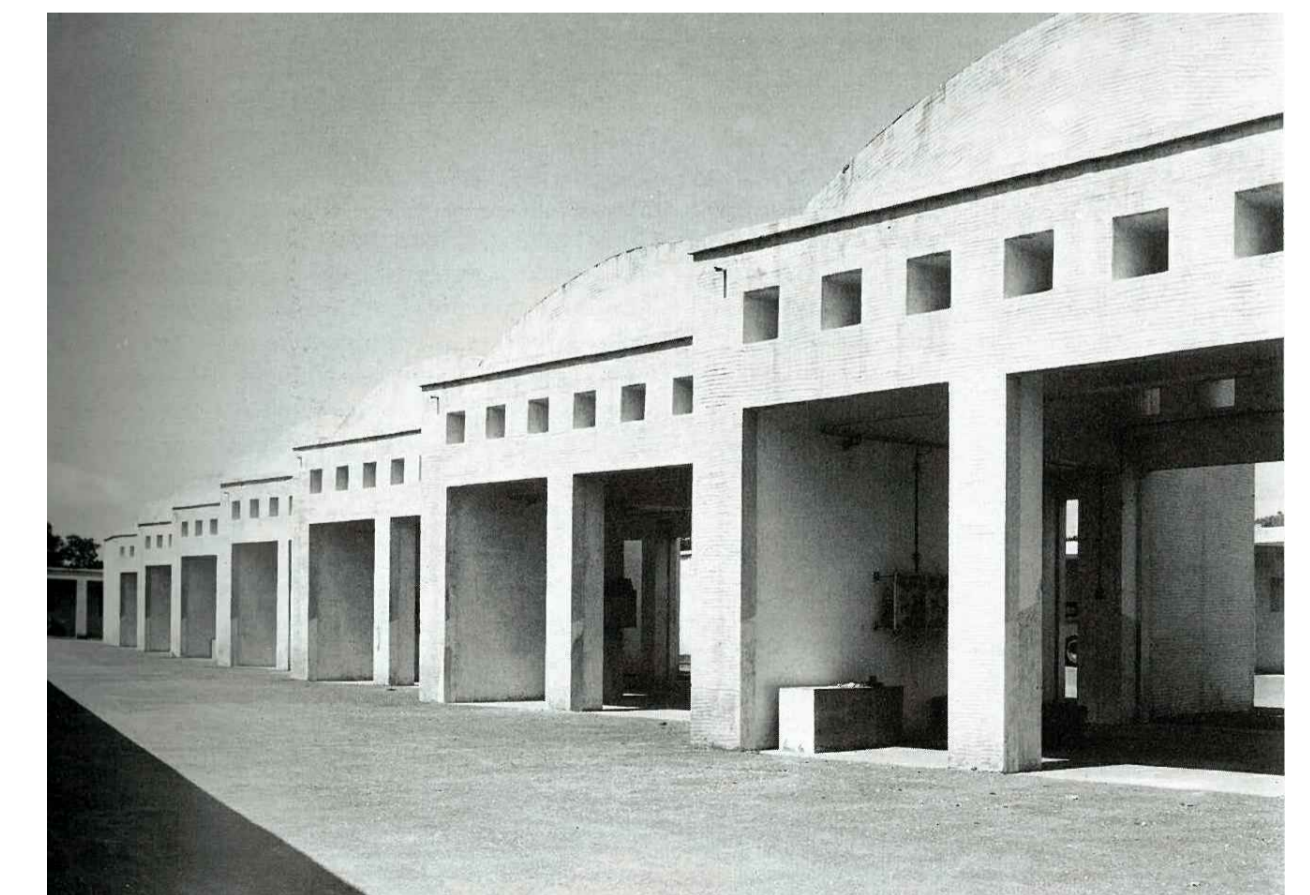

DIRIGENTE SERVIZIO PIANIFICAZIONE URBANISTICA ESECUTIVA  
arch. Andrea Ceudech

RESPONSABILE DEL PROCEDIMENTO  
arch. Agrippino Graniero

**PIANO DI RECUPERO  
CON VALORE DI PERMESSO DI COSTRUIRE**

COMMITTENTE - PROPONENTE  
**ORION IMMOBILIARE srl**  
via Rossi 79, Volla (NA)

**ORION IMMOBILIARE srl**  
Via Rossi, 79 - 80040 Volla (NA)  
P.IVA: 16930141270

PROGETTISTI  
**CORVINO + MULTARI**  
via Pontil Rossi 117/a, Napoli  
tel 081 744 1678  
info@pec.corvinoemultari.com

ingegneria e sviluppo  
via Nazionale delle Puglie, 283 San Vitiliano (NA)

CONSULENTI  
disciplina urbanistica ed edilizia  
arch. Giancarlo Graziani  
ing. Stefano Pisani



DATA  
Ottobre 2022

CODICE  
PC\_ANT\_10

TITOLO  
Estinzione\_02

SCALA  
1 : 100