


**LEGENDA CONTROLLO ACCESSI**

- Contatto magnetico
- Contatto magnetico per montaggio a pavimento
- Rilevatore volumetrico doppia tecnologia antinask 12 metri
- Rilevatore volumetrico doppia tecnologia antinask 16 metri
- Rilevatore volumetrico doppia tecnologia da esterno 30 metri
- Rilevatore volumetrico doppia tecnologia da soffitto
- Rilevatore rottura vetri
- Lettore di prossimità mifare
- Pulsante di richiesta di uscita
- Pulsante antirapina
- Microfono selettivo
- Centrale Advisor Advanced
- Espansione 8 ingressi
- Concentratore 4 varchi + 16 ingressi espandibile
- Espansione interna 8 ingressi per centrali Advisor Advanced
- Concentratore 8 ingressi in contenitore metallico
- Concentratore 8 ingressi in contenitore plastico
- Concentratore 32 ingressi via radio 433MHz
- Concentratore 8 ingressi espandibile
- Tastiera di comando
- Tastiera di comando con lettore di prossimità
- Sirena interna
- Sirena esterna


**LEGENDA CAVI**

- Cavo bus WCAT52
- Cavo alimentazione primaria 220Vca
- Cavo alimentazione apparati 12Vcc
- Cavo LAN CAT 6 o superiore
- Cavo allarme 2x0.50+4x0.22
- Cavo allarme 2x0.50+4x0.22

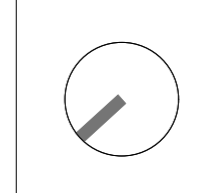

**CLIENTE** GENERAZIONE VINCENTE S.P.A.

"Realizzazione di un'attrezzatura di interesse comune destinata a polo multifunzionale di eccellenza per l'alta formazione specialistica, i servizi al lavoro e le iniziative per i giovani" nel complesso immobiliare denominato **Istituto Giovanni Battista De la Salle**.  
Quartiere Avvocata - II Municipalità - Napoli

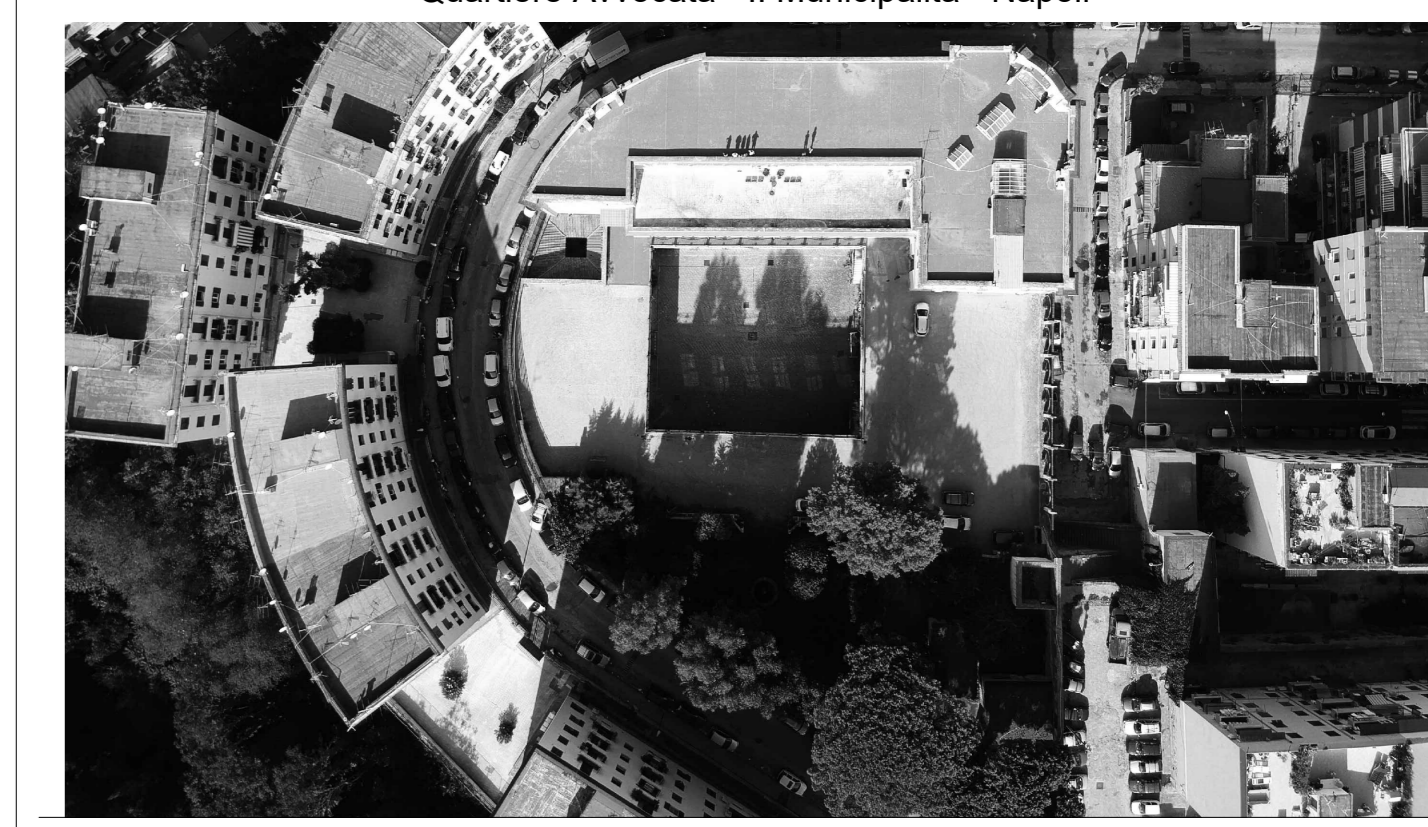

**PROGETTO ESECUTIVO**

**OGGETTO** Impianto Controllo Accessi e Antintrusione  
*Pianta piano terra (0,00)*

**SCALA** 1:100

**STATO DI AVANZAMENTO** PROGETTO ESECUTIVO

**TAVOLA N.** 003

**CODICE PROGETTO** DLS-E-ICA-D-003-[Controllo accessi]  
**FILE** DLS-E-ICA-D-002\_008\_[Controllo accessi+antintrusione].dwg  
**DATA** 22.12.2020  
**DIS** GDF  
**CK** GDF

Rev	Richiesta da	Autore	Verificato	Approvato

**NOI CONSULTANTE**  
GENNARINO DEL FRANCO  
Ingegnere Civile - Ingegnere della Sicurezza  
Ingegneria della Sicurezza

**COORDINATORE DELLA PROGETTAZIONE**  
ARCHITETTO  
GIUSEPPE VELE  
Via Carlo Cesare 101 - 80137 Napoli  
Via Risorgimento 1/A - 83100 Avellino