


LEGENDA AUDIOVIDEO

- Cavo alimentazione primaria 220Vca
- Cavo LAN CAT 6 o superiore
- Cavo HDMI


LEGENDA CAVI

- cavo "diffusori" 2 x Ø mmq
- cavo mono "microfonico" bilanciato
- cavo "audio digitale" (STP CAT5E)
- extender A/V/D (UTP CAT 6)
- cavo FTP CAT6
- RG28

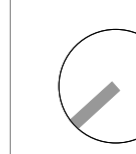

CLIENTE **GENERAZIONE VINCENTE S.P.A.**

"Realizzazione di un'attrezzatura di interesse comune destinata a polo multifunzionale di eccellenza per l'alta formazione specialistica, i servizi al lavoro e le iniziative per i giovani" nel complesso immobiliare denominato *Istituto Giovanni Battista De la Salle*.
Quartiere Avvocata - Il Municipality - Napoli

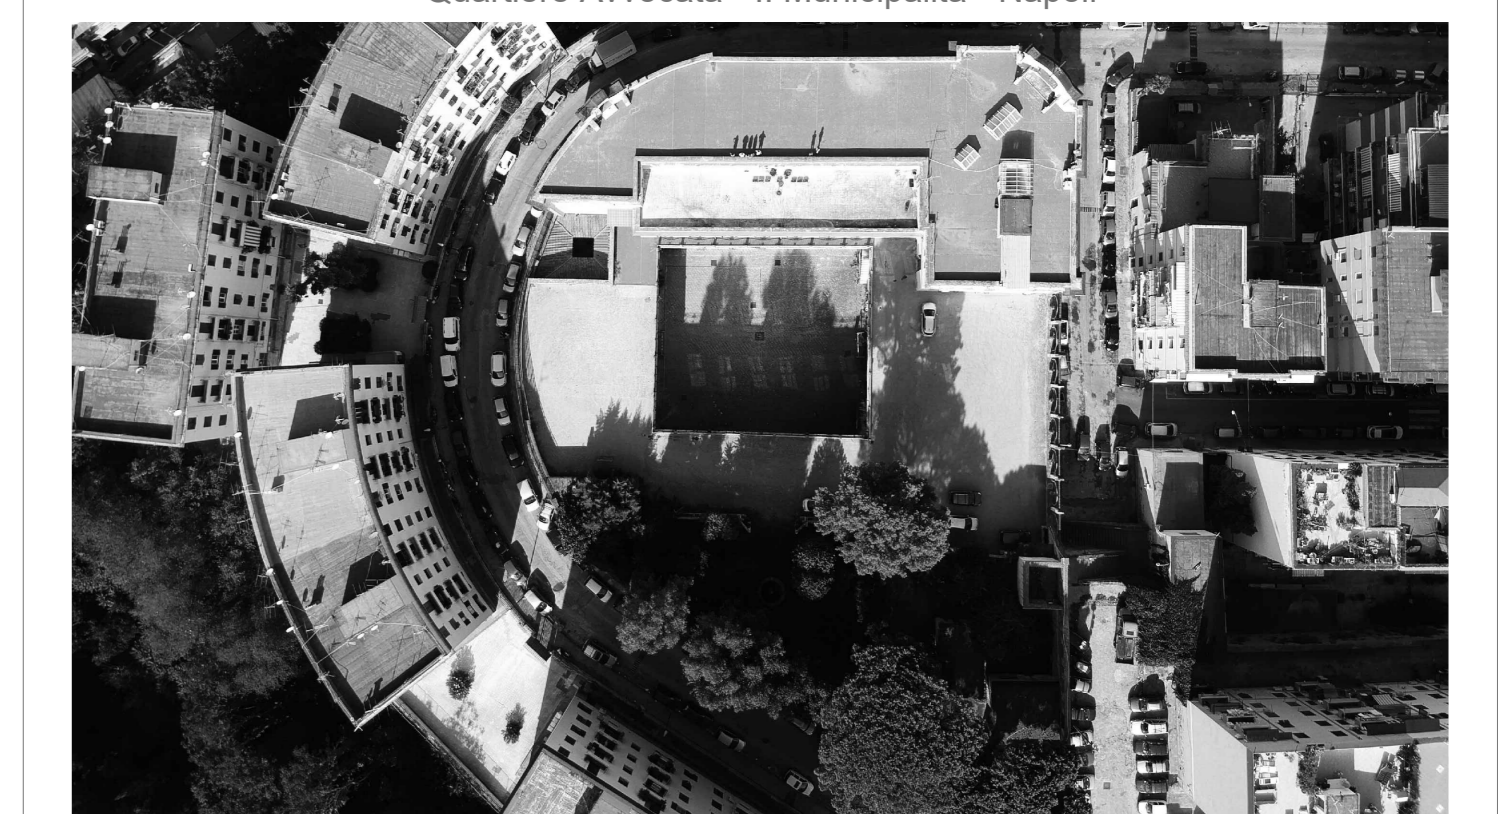

PROGETTO ESECUTIVO

OGGETTO **Impianto Audio-Video**
Pianta piano terra [0,00] SCALA **1:100**

STATO DI AVANZAMENTO **PROGETTO ESECUTIVO** TAVOLA N. **003**

CODICE DIRETTORE **DLS-E-AV-D-003 [AudioVideo_L0]** FILE **DLS-E-AV-D-002_006 [AUDIOVIDEO].dwg** DATA **30.12.2020** DS **GDF** CA **ADV**

Rev	Richiesta da	Autore	Verificato	Approvato
01	Riscontro verbale intermedio di verifica			

NOME CONSULENTE: **GENNARINO DEL FRANCO**
 Ingegnere Civile - Ingegneria della Sicurezza
 Via Campa - 80020, Contessa (NA)

COORDINATORE DELLA PROGETTAZIONE: **GIUSEPPE VELE**
 ARCHITETTO
 Via Campa - 80020, Contessa (NA)

