


LEGENDA	
SIMBOLO	DESCRIZIONE
	QUADRO ELETTRICO - SIMBOLO GENERICO
	CANALE PORTACAVI IN AC-20 DM (300x50)mm DI TIPO A FILO CON COPERCHIO. INSTALLAZIONE ENTRO CONTROSOFFITTO
	APPARECCHIO ILLUMINANTE TIPO VIABIZZUNO M1 MICRO S8 A SCOMPARSA TOTALE FISSO MY BIANCO 3000K RA98 SDCM2 1791LM 18.8W 500MA IP54 ALIMENTATORE REMOTO
	APPARECCHIO ILLUMINANTE TIPO VIABIZZUNO N55 A SOFFITTO ARGENTO HACCA CON VETRO SABBATO HM01 3000K RA98 R9 98 SDCM1 2140 lm 19.9W 700 mA IP20 ALIMENTATORE REMOTO
	APPARECCHIO ILLUMINANTE TIPO VIABIZZUNO O SIMILARE 3-230V 16A DALI BIANCO
	APPARECCHIO ILLUMINANTE TIPO VIABIZZUNO N55 A PARETE SOFFITTO ARGENTO HACCA CON VETRO HM01 3000K RA98 R9 98 SDCM1 2140 LM 19.9W 700 MA
	APPARECCHIO ILLUMINANTE TIPO VIABIZZUNO N55 SOFFITTO ARGENTO HACCA CON LENTE AMP 150 FASCIO LARGO 3000K RA98 R9 98 SDCM1 2140 lm 19.9W 700 mA IP20 ALIMENTATORE REMOTO
	APPARECCHIO ILLUMINANTE TIPO VIABIZZUNO N55 BINARIO ORIENTABILE DALI MY BIANCO CON OTTICA SPOT 82X79 23°3000K RA98 R9 98 SDCM1 3000 lm 30.5 W IP20
	PULSANTE DI TIPO A RELE
	INTERRUTTORE DI TIPO A BILANCIERE
	RIVELATORE PRESENZA PERSONE



CLIENTE **GENERAZIONE VINCENTE S.P.A.**

"Realizzazione di un'attrezzatura di interesse comune destinata a polo multifunzionale di eccellenza per l'alta formazione specialistica, i servizi al lavoro e le iniziative per i giovani" nel complesso immobiliare denominato **Istituto Giovanni Battista De la Salle**.  
Quartiere Avvocata - II Municipalità - Napoli

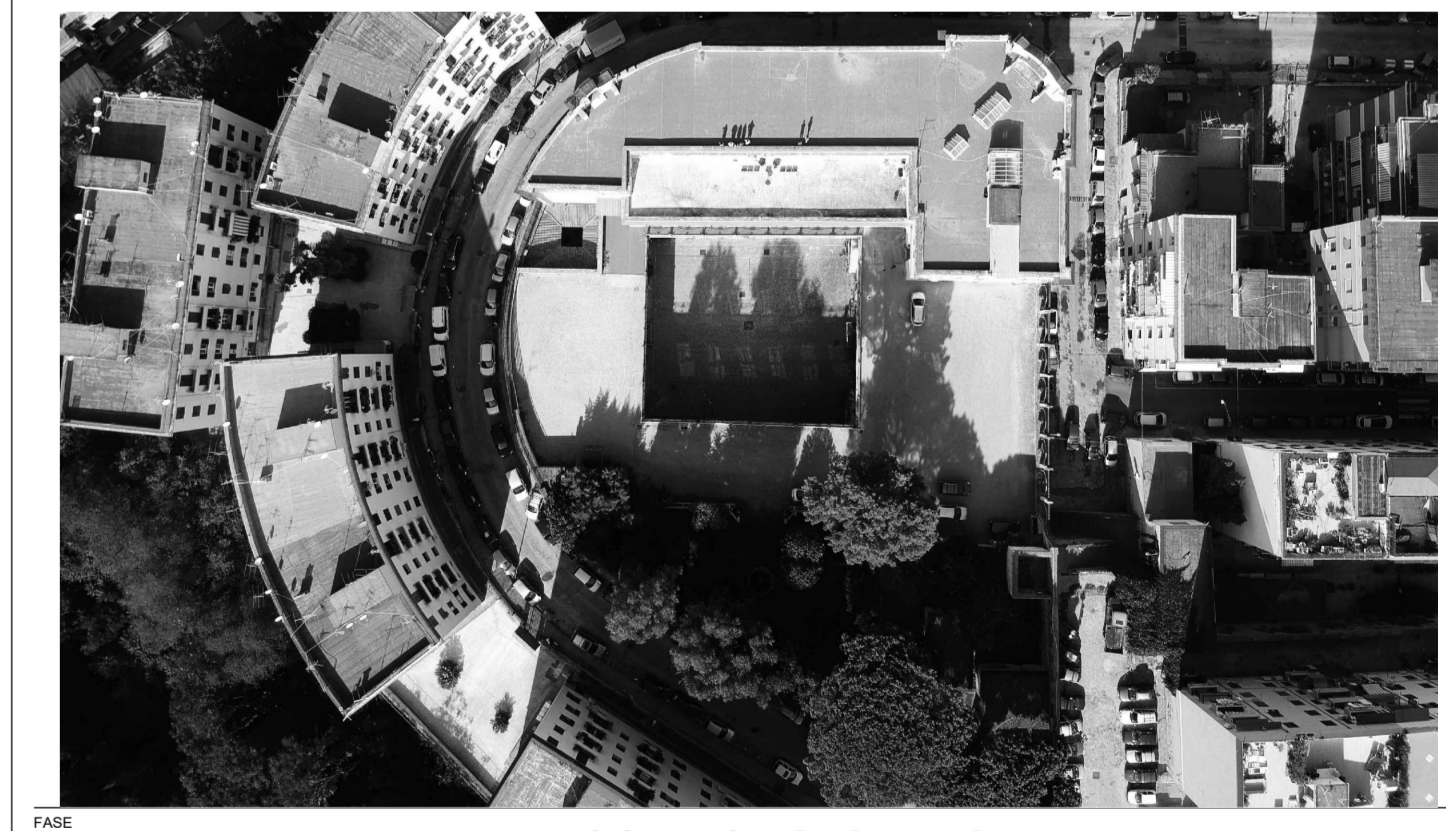

PROGETTO ESECUTIVO

IMPIANTO ELETTRICO  
Impianto di illuminazione normale e di emergenza  
Pianta piano primo L01 (+5.20)m

STATO DI AVANZAMENTO: **PROGETTO ESECUTIVO**

DATA: 23/12/2020

SCALE: 1:100

TRACIA: **6**

Rev	Richiesta da	Descrizione
A		

ING. GAETANO SAGLIOCCA  
ING. ANDREA SAGLIOCCA

COORDINATORE DELLA PROGETTAZIONE  
ARCHITETTO  
GIUSEPPE VELE