



PIANTA PIANO TERRA - CORPO ALTO - NEGOZI DI VICINATO sc.1:100

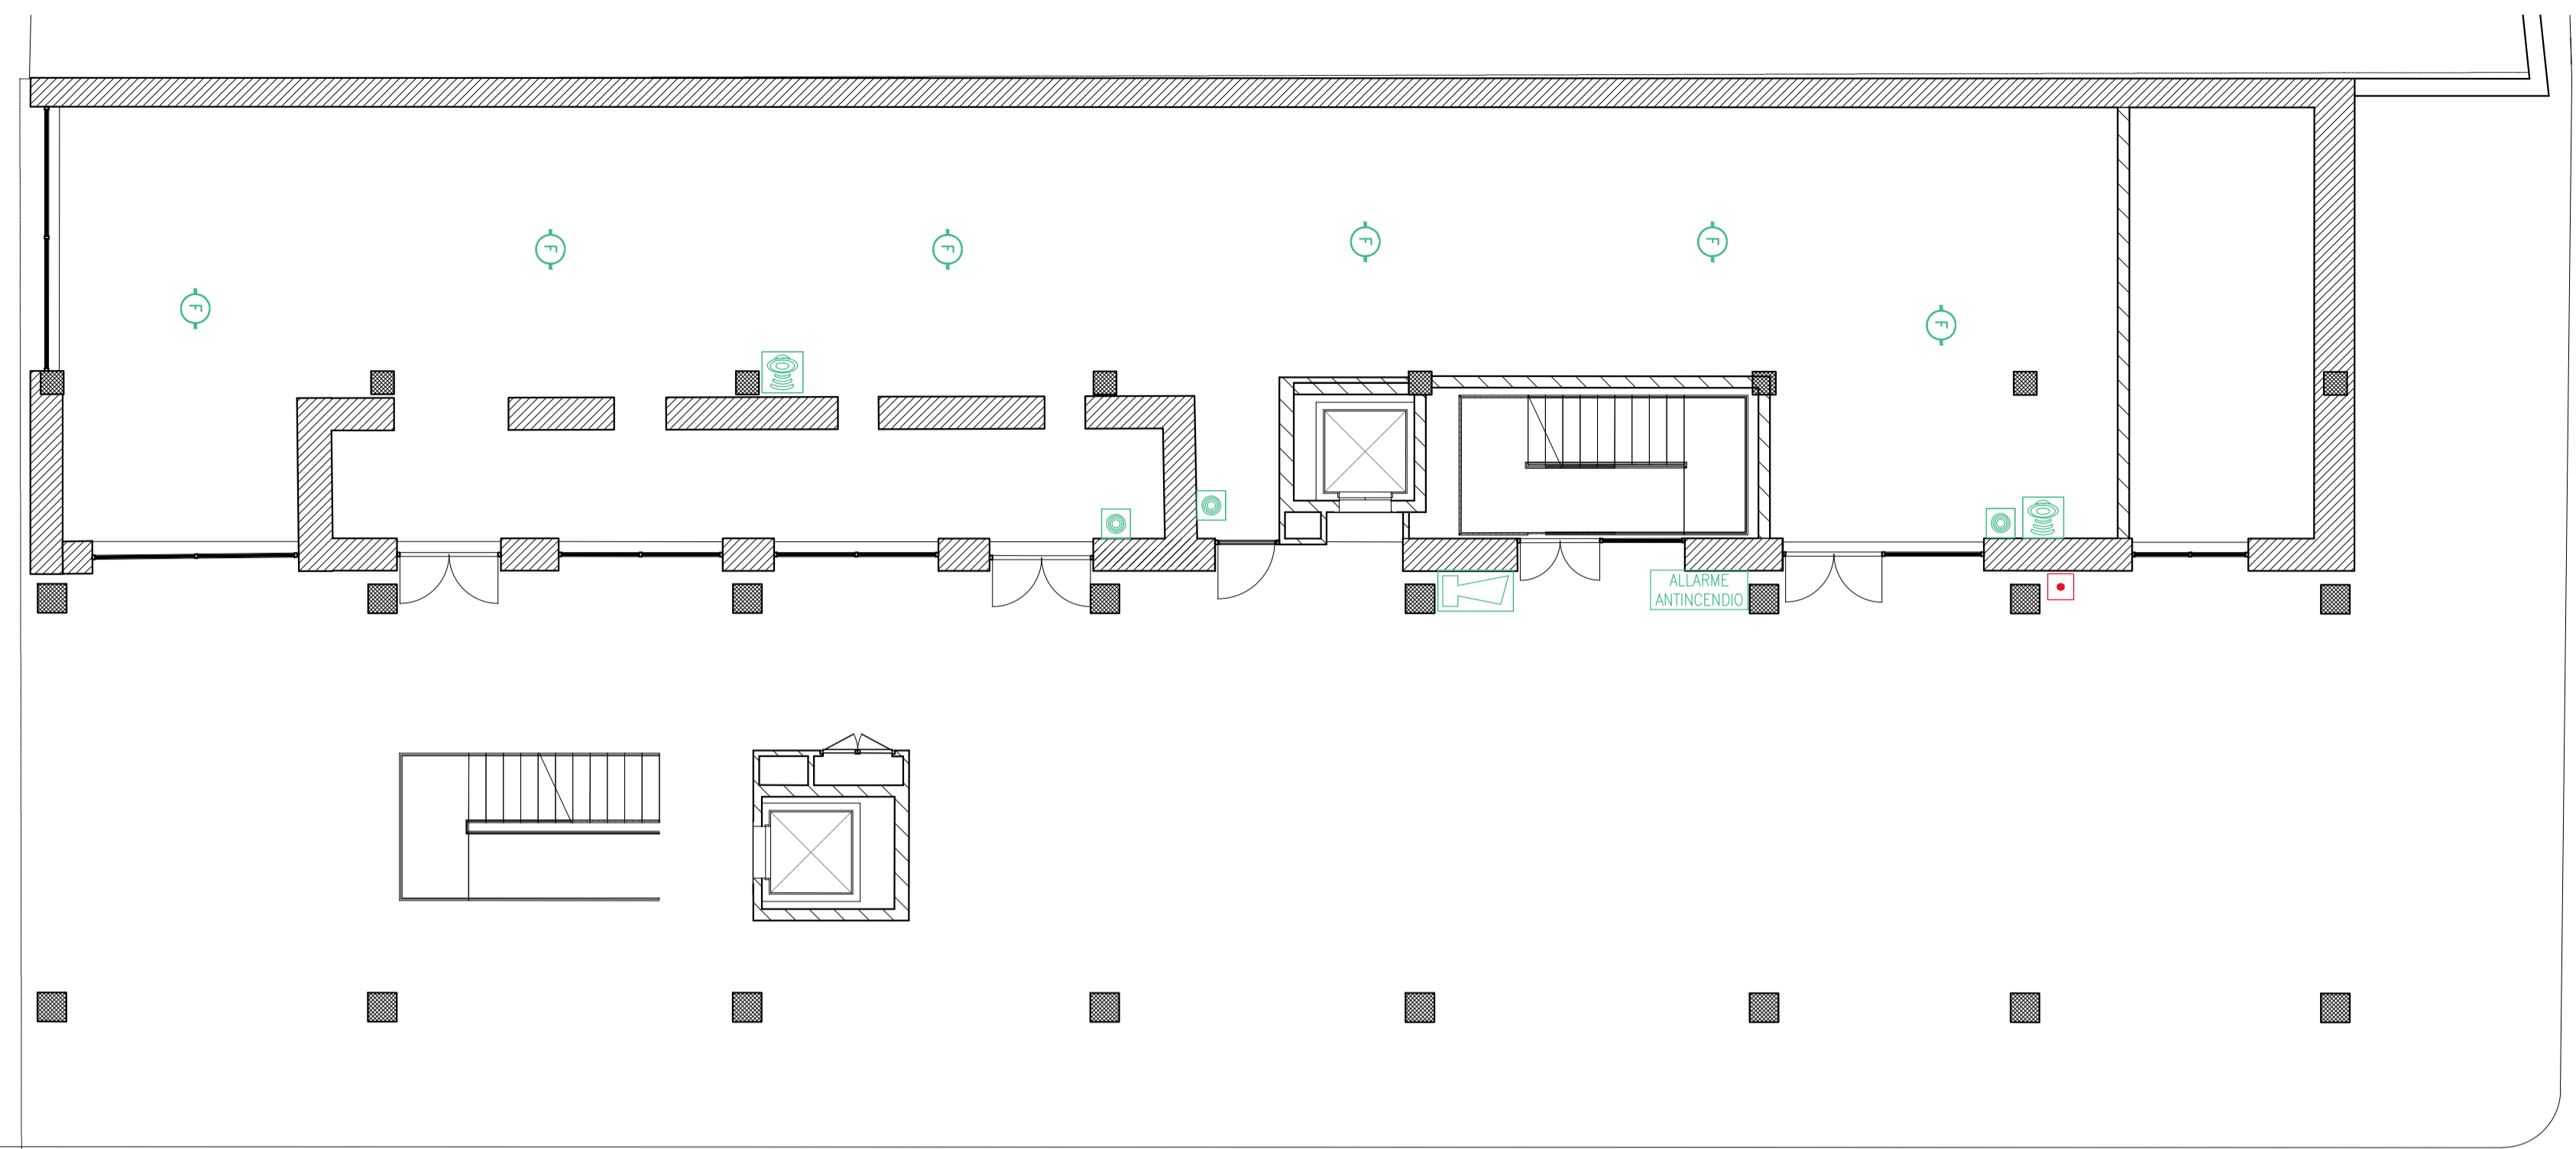

PIANTA PIANO TERRA - CORPO BASSO - NEGOZI DI VICINATO sc.1:200

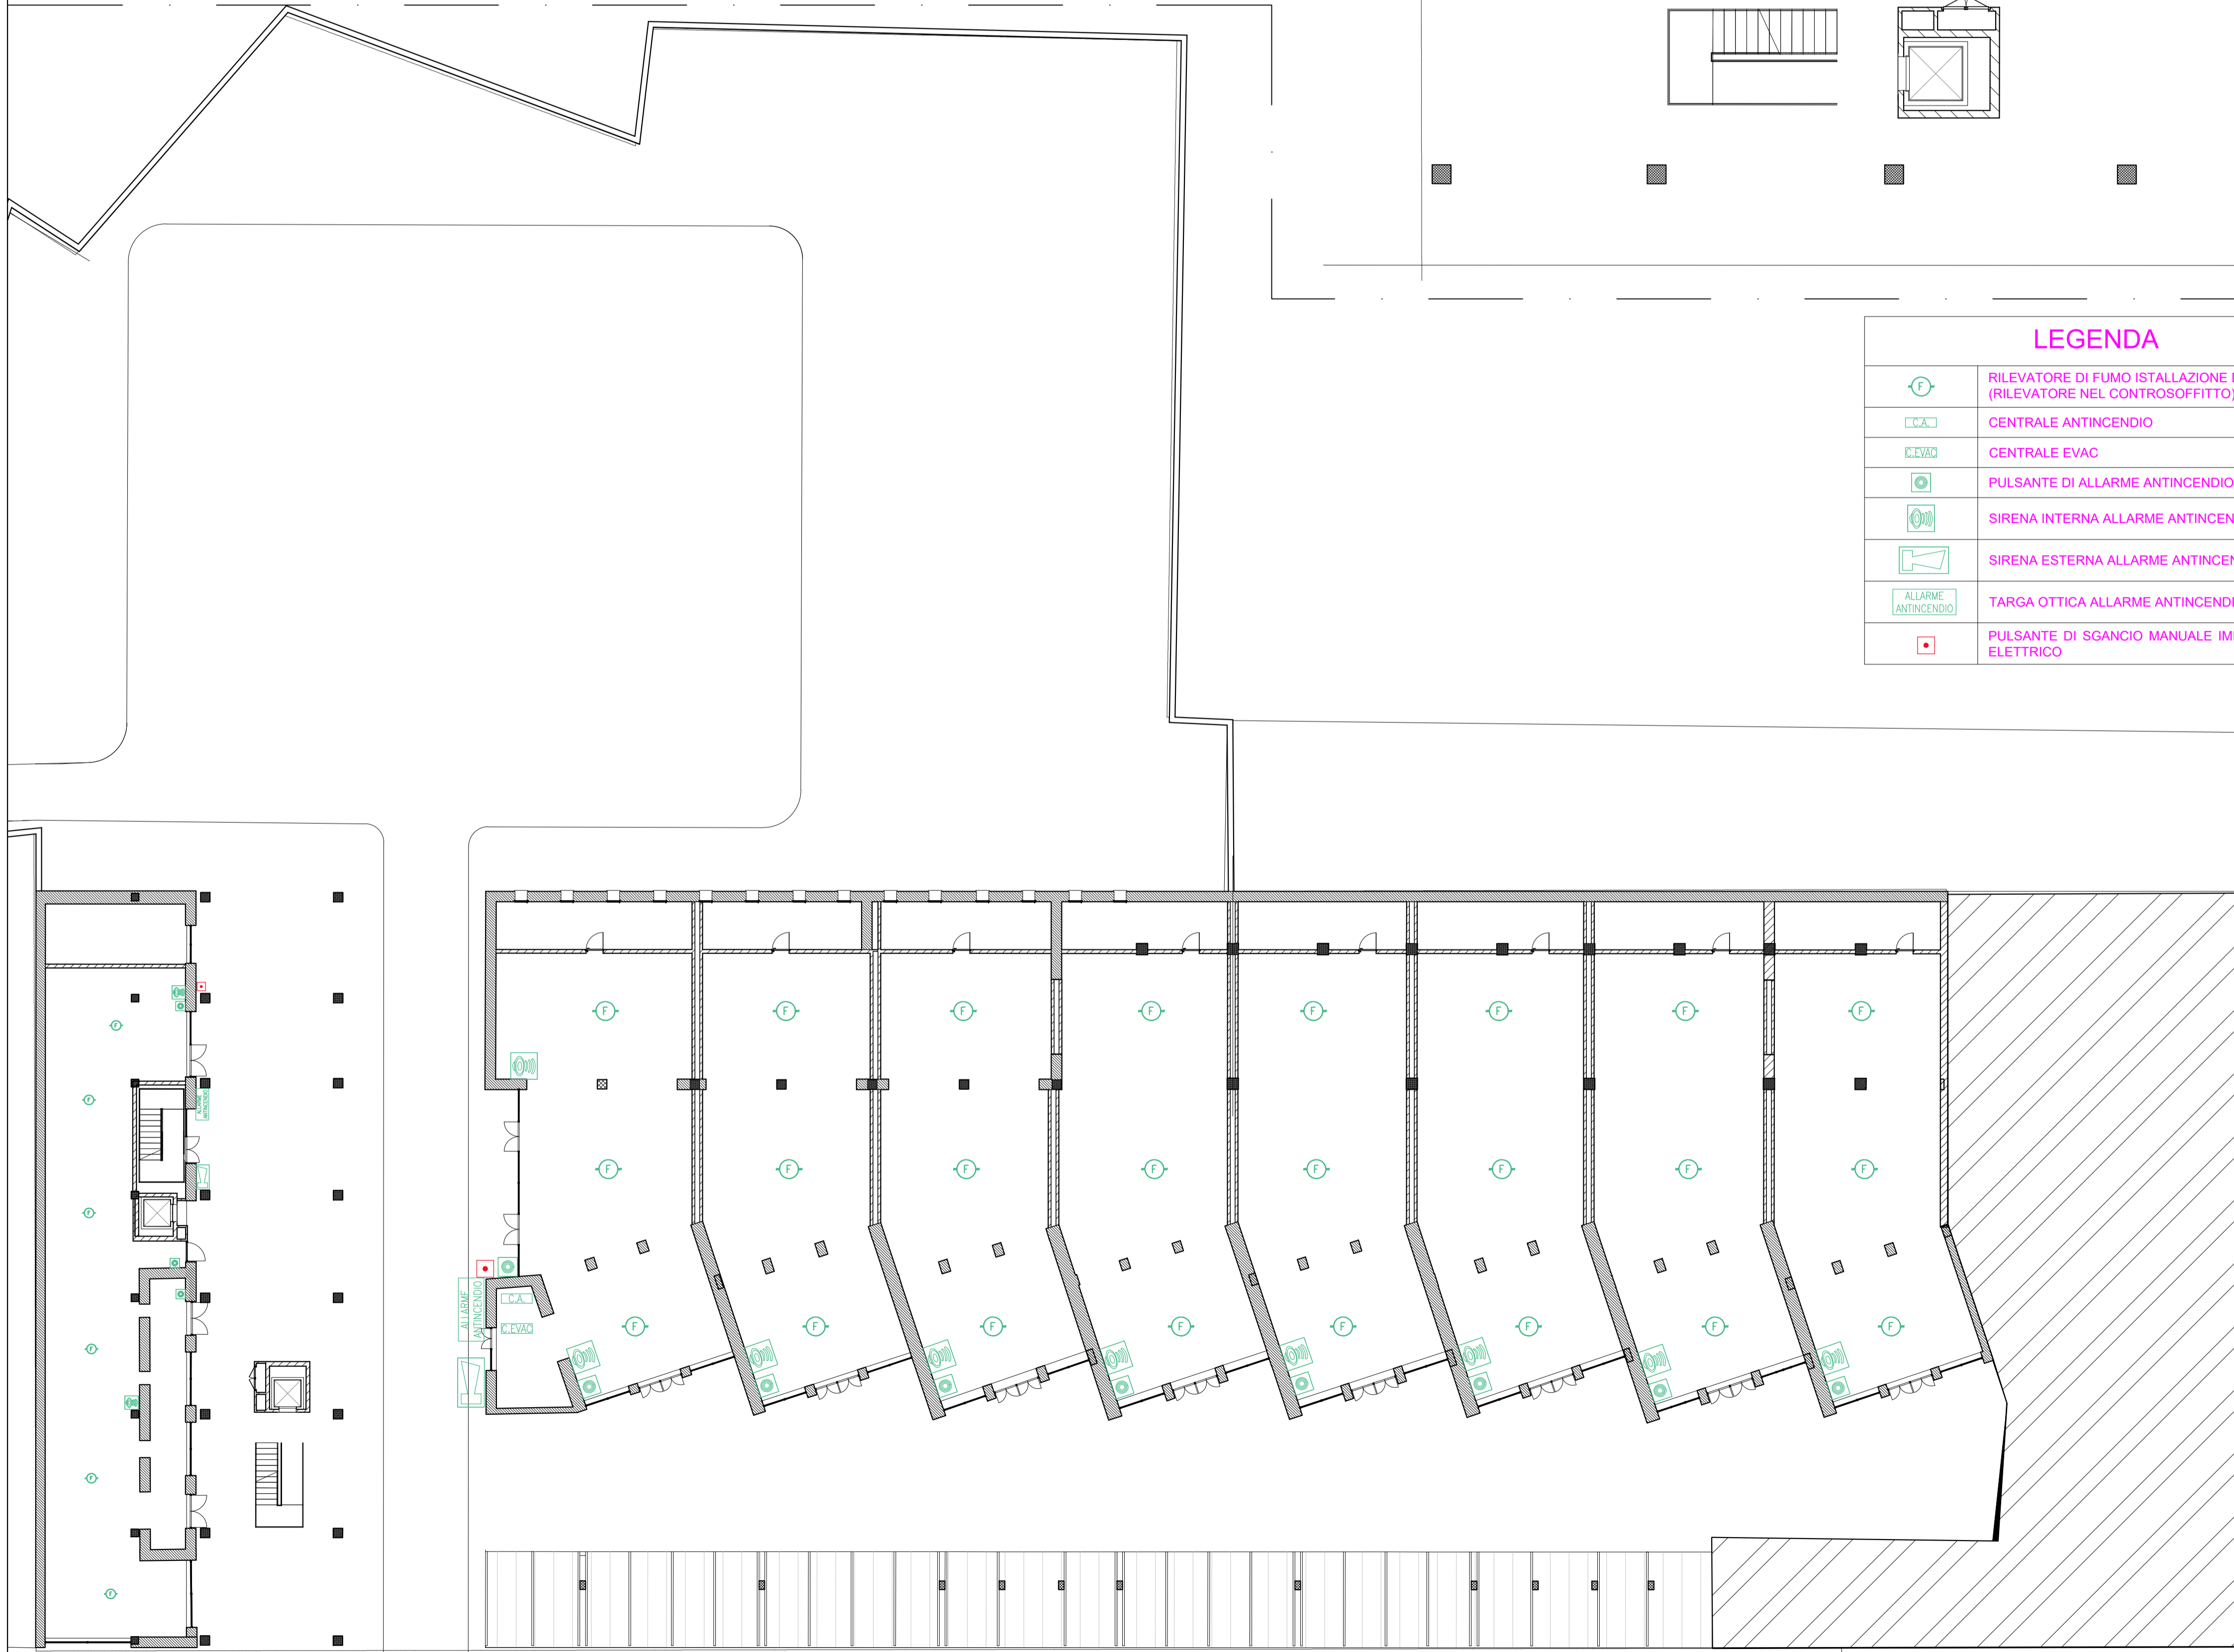


LEGENDA	
	RILEVATORE DI FUMO ISTALLAZIONE DOPPIO (RILEVATORE NEL CONTROSOFFITTO)
	CENTRALE ANTINCENDIO
	CENTRALE EVAC
	PULSANTE DI ALLARME ANTINCENDIO
	SIRENA INTERNA ALLARME ANTINCENDIO
	SIRENA ESTERNA ALLARME ANTINCENDIO
	TARGA OTTICA ALLARME ANTINCENDIO
	PULSANTE DI SGANCIO MANUALE IMPIANTO ELETTRICO



PUA AMICARELLI

Piano di Recupero ai sensi dell'art. 26 della L.R. Campania n.16/2004, relativo ad un immobile sito in viale J.F. Kennedy n. 98 - 108, Napoli; ricadente in Ambito 6 - Mostra d'Oltremare, Zona nB e nFB, ai sensi della Variante Occidentale al PRG, Art.8; 18; 22; 28.

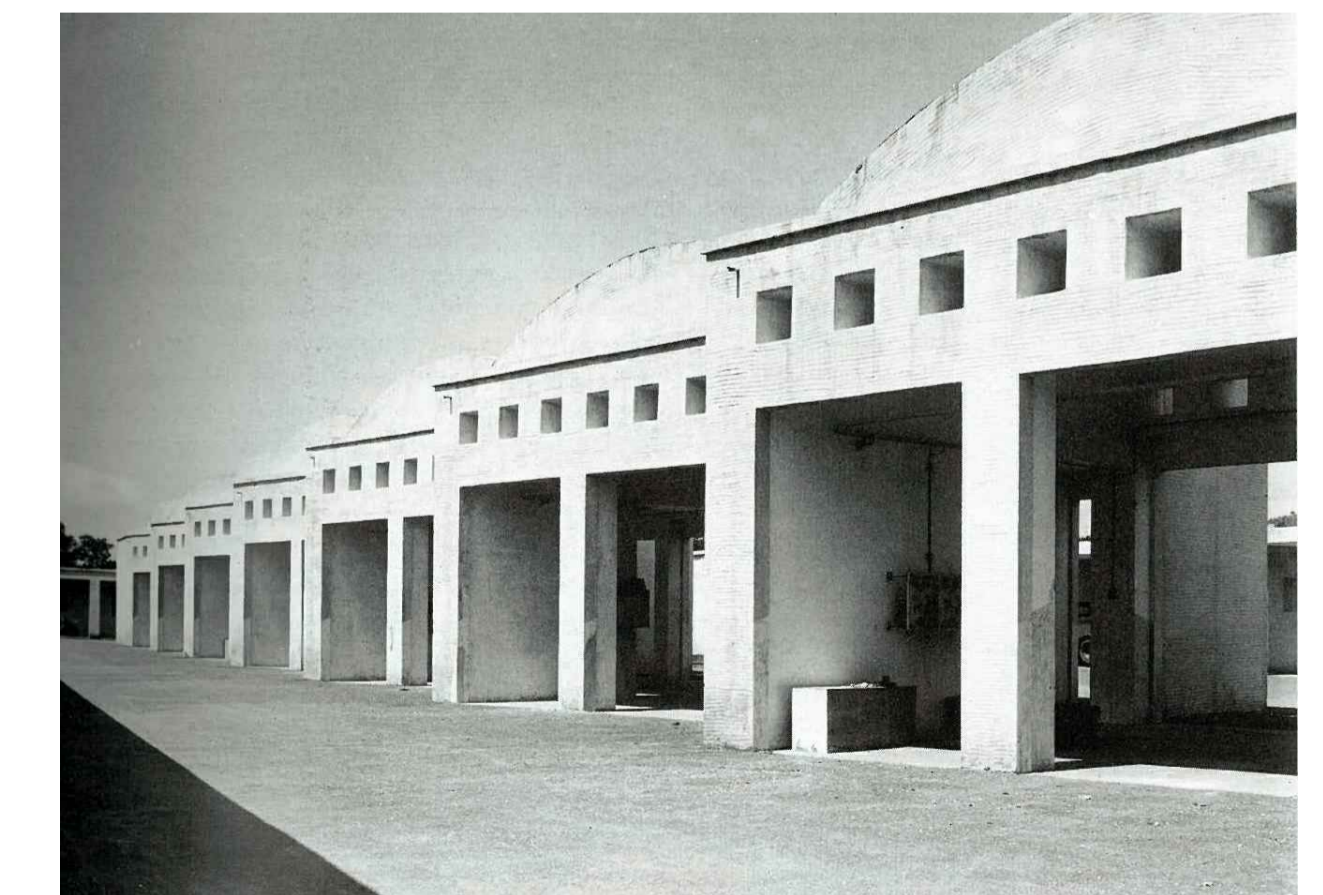

DIRIGENTE SERVIZIO PIANIFICAZIONE URBANISTICA ESECUTIVA
arch. Andrea Ceudech

RESPONSABILE DEL PROCEDIMENTO
arch. Agrippino Graniero

TITOLO
**PIANO DI RECUPERO
CON VALORE DI PERMESSO DI COSTRUIRE**

COMMITTENTE - PROPONENTE
ORION IMMOBILIARE srl
Via Rossi 79, Volla (NA)

ORION IMMOBILIARE srl
Via Rossi, 79 - 80048 Volla (NA)
P.IVA: 06930141270

PROGETTISTI
CORVINO + MULTARI
Via Pontii Rossi 117/a, Napoli
tel 081 744 1678
info@pec.corvinoemultari.com

ingegneria e sviluppo
Via Nazionale delle Puglie, 283 San Vitale (NA)

CONSULENTI
disciplina urbanistica ed edilizia
arch. Giancarlo Graziani
ing. Stefano Pisani



DATA
Ottobre 2022

CODICE
PC_ANT_11

TITOLO
EVAC_01

SCALA
1 : 100