



Dorsale "1"

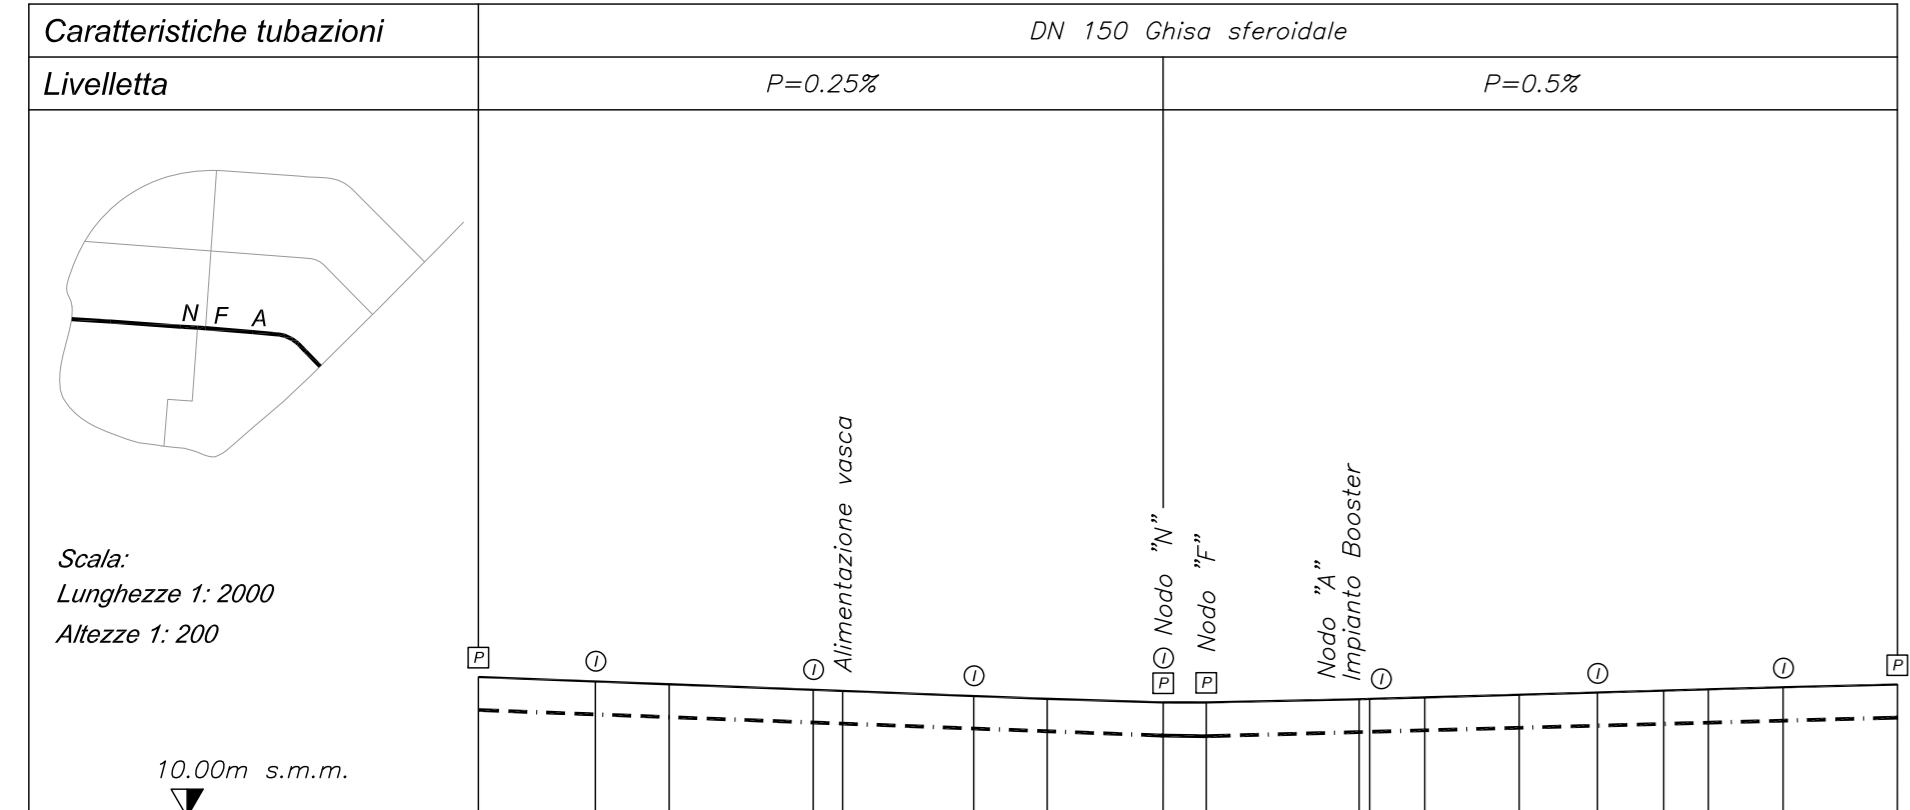

PICCHETTI		1	2	3	4	5	6	7	8	9	10	11	12	13	14	15	16	17	18
QUOTE	Starda	13.70	13.58	13.51	13.36	13.33	13.20	13.12	13.01	13.01	13.11	13.12	13.16	13.23	13.29	13.34	13.37	13.43	13.50
	Asse tubo	12.83	12.71	12.64	12.49	12.47	12.34	12.26	12.15	12.13	12.24	12.25	12.29	12.36	12.41	12.46	12.49	12.54	12.62
DISTANZE	Parziali		30.95	19.50	38.10	7.80	34.65	19.45	30.65	11.40	40.45	2.80	14.55	25.00	20.68	17.53	11.79	19.80	30.22
	Progressive	0.00	30.95	50.45	88.55	96.35	131.00	150.45	181.10	192.50	232.95	235.75	250.30	275.30	295.98	313.51	325.30	345.15	375.32
	Ettometriche	0	1 2 3																

Dorsale "2"

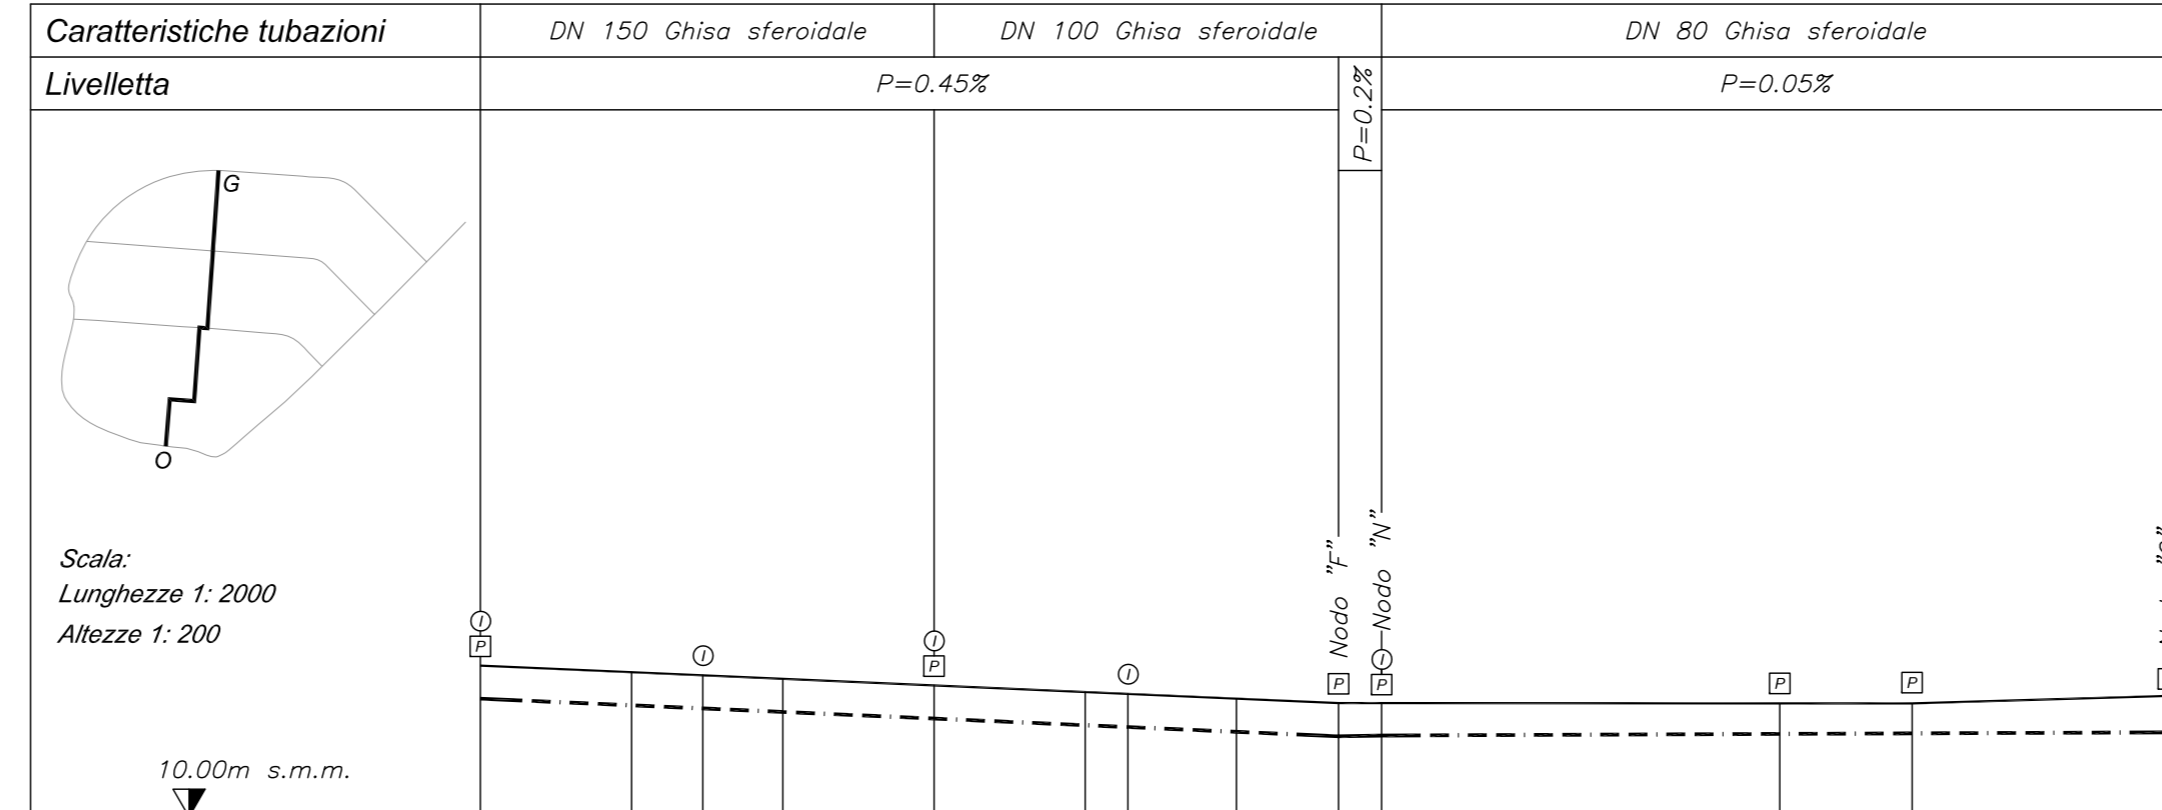

PICCHETTI		1	2	3	4	5	6	7	8	9	10	11	12	13
QUOTE	Starda	14.01	13.83	13.74	13.65	13.48	13.30	13.25	13.13	13.01	13.01	13.00	13.00	13.12
	Asse tubo	13.13	12.95	12.87	12.77	12.60	12.42	12.37	12.25	12.13	12.15	12.19	12.21	12.24
DISTANZE	Parziali		40.00	18.85	21.15	40.00	40.00	11.30	28.70	27.00	11.40	105.30	35.00	67.80
	Progressive	0.00	40.00	58.85	80.00	120.00	160.00	171.30	200.00	227.00	238.40	343.70	378.70	446.50
	Ettometriche	0	1 2 3 4											

Legenda

- P Pozzetto di servizio
- I Idrante

VARIANTE
PIANO URBANISTICO ATTUATIVO
 Ambito 43 del PRG di Napoli
 Polo Urbano Integrato di Via Bottegghelle

Art. 26 della Legge Urbanistica Regionale "Norme sul Governo del Territorio" n. 16 del 22/12/2004 e smi; art. 7 (Riqualificazione aree urbane degradate) della Legge Regionale n. 19 del 28/12/2009 e smi

Committente:
Fingestim s.r.l.
 sede legale: Via A. Diaz 102 - 80026 Casoria (NA) - P.IVA 04928120965

Progetto:
Urbanistica e coordinamento
 UAP Studio Srl
 Via Posillipo 272 | 80122 | Napoli | tel./fax 0815751682 | www.uap.it | uapstudio@uap.it

Infrastrutture e mobilità
 In.Co.Se.T. s.r.l.
 Via E. Di Martino, 11 | 84013 | Cava de' Tirreni (SA) | tel. 0898420196 | fax 0898420197 | info@incoset.it | www.incoset.it

Paesaggio e agronomia
 Progetto Verde coop.r.l.
 Via Solitaria, 39 | 80132 | Napoli | tel. 081 7642169 | fax. 0812400598 | info@progettoverde.eu

Infrastrutture idrauliche e sottoservizi
 Prof. Ing. Rudy Gargano
 via A.Falcone, 260/61 | 80127 | Napoli | tel. 081 578 5790 | gargano@unicas.it

Geologia
 Dott. Roberto Landolfi
 Via Marc'Antonio, 23 | 80125 | Napoli | tel/fax 0815935235 | geolan@libero.it

Indagini strutturali e sulla consistenza del patrimonio architettonico
 Studio associato di ingegneria Russo&Verde
 via S.D'acquisto, 5 | 81031 | Aversa (Ce) | tel.0815039283 | studiorvve@gmail.com

Fattibilità economica e costi
 Ing. Lucia Rossi
 via Popilla, 21 | 84025 | Eboli (Sa) | tel. 08280620133 | ing.luciarossi@libero.it

Aspetti giuridico amministrativi
 Avv. Marcello Fortunato
 via Santi Maritimi Salernitani, 31 | 84123 | Salerno | tel. 089250770 | fax0892574070 | marcello.fortunato@studiolegalefortunato.it

PROGETTO PRELIMINARE
OPERE DI URBANIZZAZIONE PRIMARIA

I Progettisti
 In.Co.Se.T. s.r.l. - ing. Claudio Troisi
 Via E. Di Martino, 11 | 84013 | Cava de' Tirreni (SA) | tel. 0898420196
 fax 0898420197 | info@incoset.it | www.incoset.it

Prof. Ing. Rudy Gargano
 via A.Falcone, 260/61 | 80127 | Napoli | tel. 081 578 5790 | gargano@unicas.it

PROFILI LONGITUDINALI DELLA RETE IDRICA SERVIZI, ANTINCENDIO, IRRIGAZIONE E FONTANE PUBBLICHE		- I 04
SCALA: 1/200 1/2000	FORMATO: A2+	COD. FILE: I04.dwg
DATA: luglio 2014	AGGIORN.: Aprile 2016	RIF. SETTORE