



**Schema a blocchi del sistema per il riuso delle risorse idriche e per la protezione idraulica del bacino urbano**

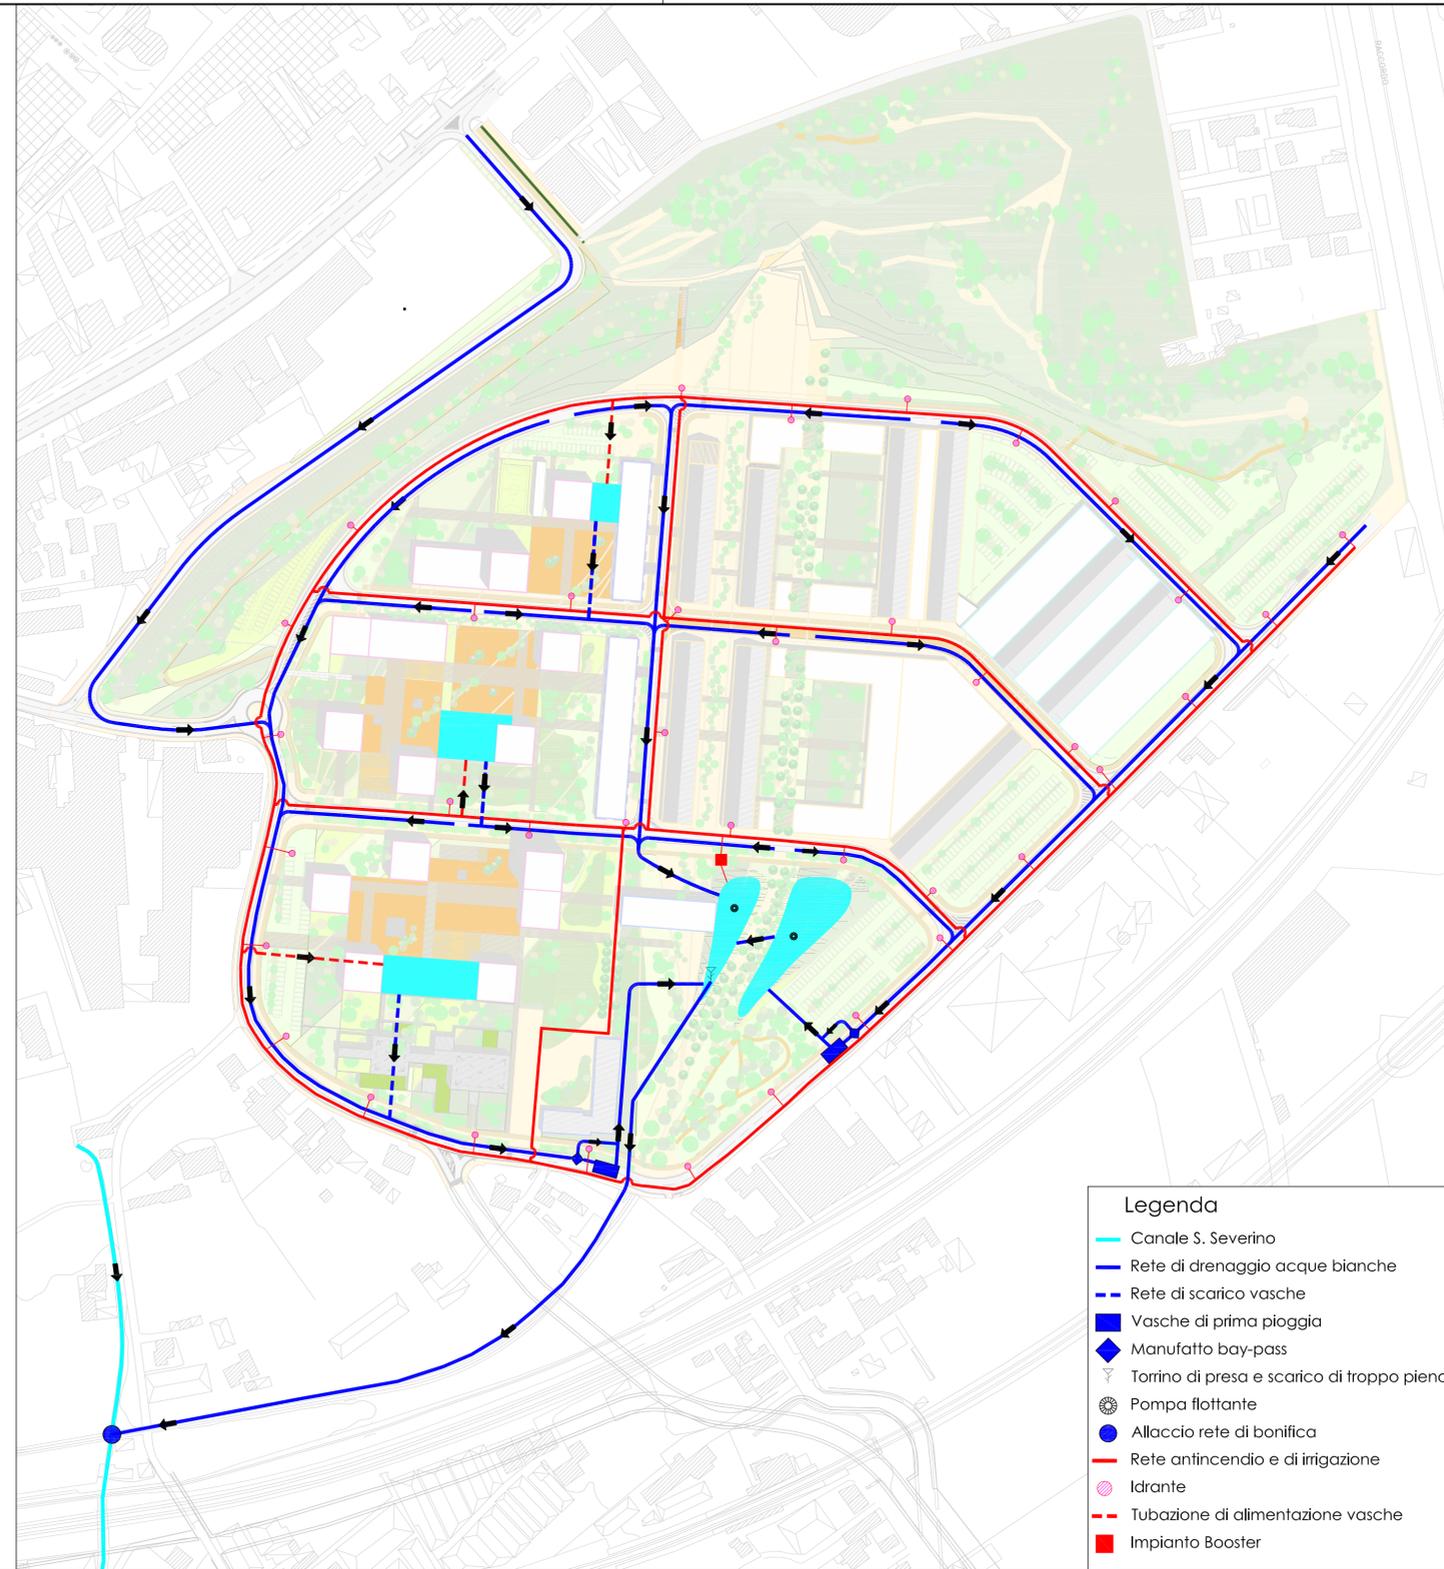

- Legenda**
- Canale S. Severino
  - Rete di drenaggio acque bianche
  - - - Rete di scarico vasche
  - Vasche di prima pioggia
  - ◆ Manufatto bay-pass
  - ▽ Torrino di presa e scarico di troppo pieno
  - ⊙ Pompa flottante
  - Allaccio rete di bonifica
  - Rete antincendio e di irrigazione
  - Idrante
  - - - Tubazione di alimentazione vasche
  - Impianto Booster

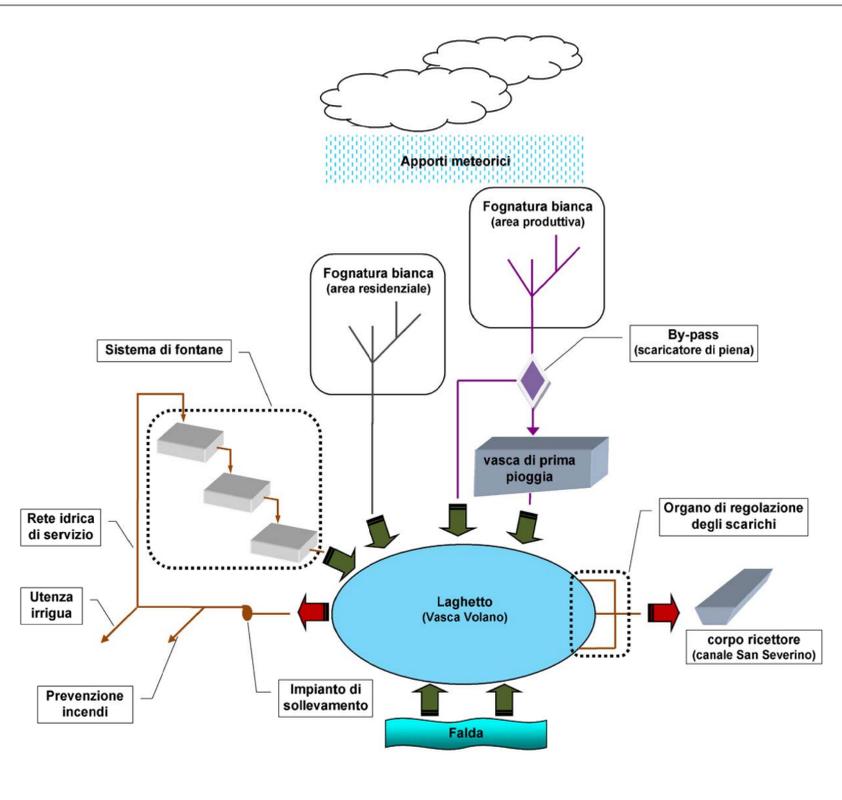

**VARIANTE  
PIANO URBANISTICO ATTUATIVO**  
Ambito 43 del PRG di Napoli  
Polo Urbano Integrato di Via Botteghele

Art. 26 della Legge Urbanistica Regionale "Norme sul Governo del Territorio" n. 16 del 22/12/2004 e smi, art. 7 (Riqualificazione aree urbane degradate) della Legge Regionale n. 19 del 28/12/2009 e smi

**Committente:**

**Fingestim s.r.l.**  
sede legale: Via A. Diaz 102 - 80026 Casoria (NA) - P.IVA 04928120965

**Progetto:**

- Urbanistica e coordinamento**  
UAP Studio Srl  
Via Posillipo 272 | 80122 | Napoli | tel./fax 0815751662 | www.uap.it | uapstudio@uap.it
- Infrastrutture e mobilità**  
In.Co.Se.T. s.r.l.  
Via E. Di Martino, 11 | 84013 | Cava de' Tirreni (SA) | tel. 0898420196 | fax 0898420197 | info@incoset.it | www.incoset.it
- Paesaggio e agronomia**  
Progetto Verde coop.r.l.  
Via Solitaria, 39 | 80132 | Napoli | tel. 081 7642169 | fax. 0812400596 | info@progettoverde.eu
- Infrastrutture idrauliche e sottoservizi**  
Prof. Ing. Rudy Gargano  
Via A. Falcone, 260/B1 | 80127 | Napoli | tel. 081 578 5790 | gargano@unicas.it
- Geologia**  
Dott. Roberto Landolfi  
Via Marc'Antonio, 23 | 80125 | Napoli | tel/fax 0815935235 | geolan@libero.it
- Indagini strutturali e sulla consistenza del patrimonio architettonico**  
Studio associato di ingegneria Russo&Verde  
via S. D'acquisto, 5 | 81031 | Aversa (Ce) | tel.0815039283 | studiourve@gmail.com
- Fattibilità economica e costi**  
Ing. Lucia Rossi  
via Popilla, 21 | 84025 | Eboli (Sa) | tel. 08280620133 | ing.luciarossi@libero.it
- Aspetti giuridico amministrativi**  
Avv. Marcello Fortunato  
via Santi Martiri Salernitani, 31 | 84123 | Salerno | tel. 089250770 | fax0892574070 | marcello.fortunato@studiolegalefortunato.it



<b>SISTEMA PER IL RIUSO DELLE RISORSE IDRICHE E LA PROTEZIONE IDRAULICA DEL TERRITORIO</b>		<b>IDR</b>	<b>EP.19</b>
		RIF. SETTORE	NUM. ELABORATO
SCALA: 1:2000	FORMATO: A2+	COD. FILE: EP_19	DATA: LUGLIO 2014 AGGIORN.: APRILE 2016