

- Legenda**
- Rete antincendio e di irrigazione
  - Idrante
  - Tubazione di alimentazione vasche
  - Impianto Booster
  - P Pozzetto di servizio
  - ③ Picchetto riferito al profilo longitudinale
  - ⓑ Nodo

**VARIANTE  
PIANO URBANISTICO ATTUATIVO**

Ambito 43 del PRG di Napoli  
Polo Urbano Integrato di Via Botteghelle



**Committente:**

**Fingestim s.r.l.**  
sede legale: Via A. Diaz 102 - 80026 Casoria (NA) - P.IVA 04928120965

**Progetto:**

**Urbanistica e coordinamento**

UAP Studio Srl  
Via Posillipo 272 | 80122 | Napoli | tel./fax 0815751682 | www.uap.it | uapstudio@uap.it

**Infrastrutture e mobilità**

In.Co.Se.T. s.r.l.  
Via E. Di Martino, 11 | 84013 | Cava de' Tirreni (SA) | tel. 0898420196 | fax 0898420197 | info@incoset.it | www.incoset.it

**Paesaggio e agronomia**

Progetto Verde coop.r.l.  
Via Sollitaria, 39 | 80132 | Napoli | tel. 081 7642169 | fax. 0812400598 | info@progettoverde.eu

**Infrastrutture idrauliche e sottoservizi**

Prof. Ing. Rudy Gargano  
via A. Falcone, 260/B1 | 80127 | Napoli | tel. 081 578 5790 | gargano@unicas.it

**Geologia**

Dott. Roberto Landolfi  
Via Marc'Antonio, 23 | 80125 | Napoli | tel/fax 0815936235 | geolan@libero.it

**Indagini strutturali e sulla consistenza del patrimonio architettonico**

Studio associato di ingegneria Russo&Verde  
via S.D'acquisto, 5 | 81031 | Aversa (Ce) | tel.0815039283 | studiorvve@gmail.com

**Fattibilità economica e costi**

Ing. Lucia Rossi  
via Popilia, 21 | 84025 | Eboli (Sa) | tel. 08280620133 | ing.luciarossi@libero.it


**Aspetti giuridico amministrativi**

Avv. Marcello Fortunato  
via Sanil Martiri Salernitani, 31 | 84123 | Salerno | tel. 089250770 | fax0892574070 | marcello.fortunato@studiolegalefortunato.it

**PROGETTO PRELIMINARE  
OPERE DI URBANIZZAZIONE PRIMARIA**

I Progettisti

In.Co.Se.T. s.r.l. - ing. Claudio Troisi  
Via E. Di Martino, 11 | 84013 | Cava de' Tirreni (SA) | tel. 0898420196  
fax 0898420197 | info@incoset.it | www.incoset.it

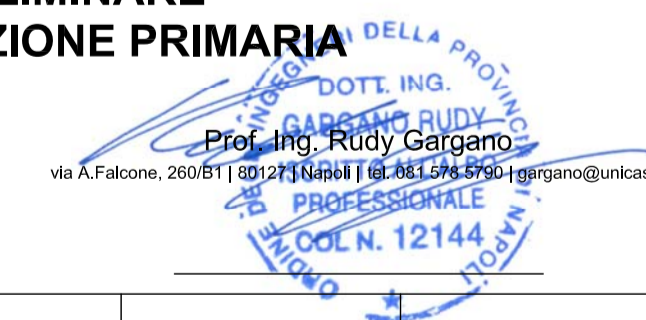

**PLANIMETRIA DELLA RETE IDRICA:  
ANTINCENDIO, IRRIGAZIONE  
E FONTANE PUBBLICHE**

**103**

RIF. SETTORE NUM. ELABORATO

SCALA: 1/2000

FORMATO: A2

COD. FILE: I03.dwg

DATA: luglio 2014

AGGIORN.: Aprile 2016